



PIANTA PIANO PRIMO - SCALA 1:50

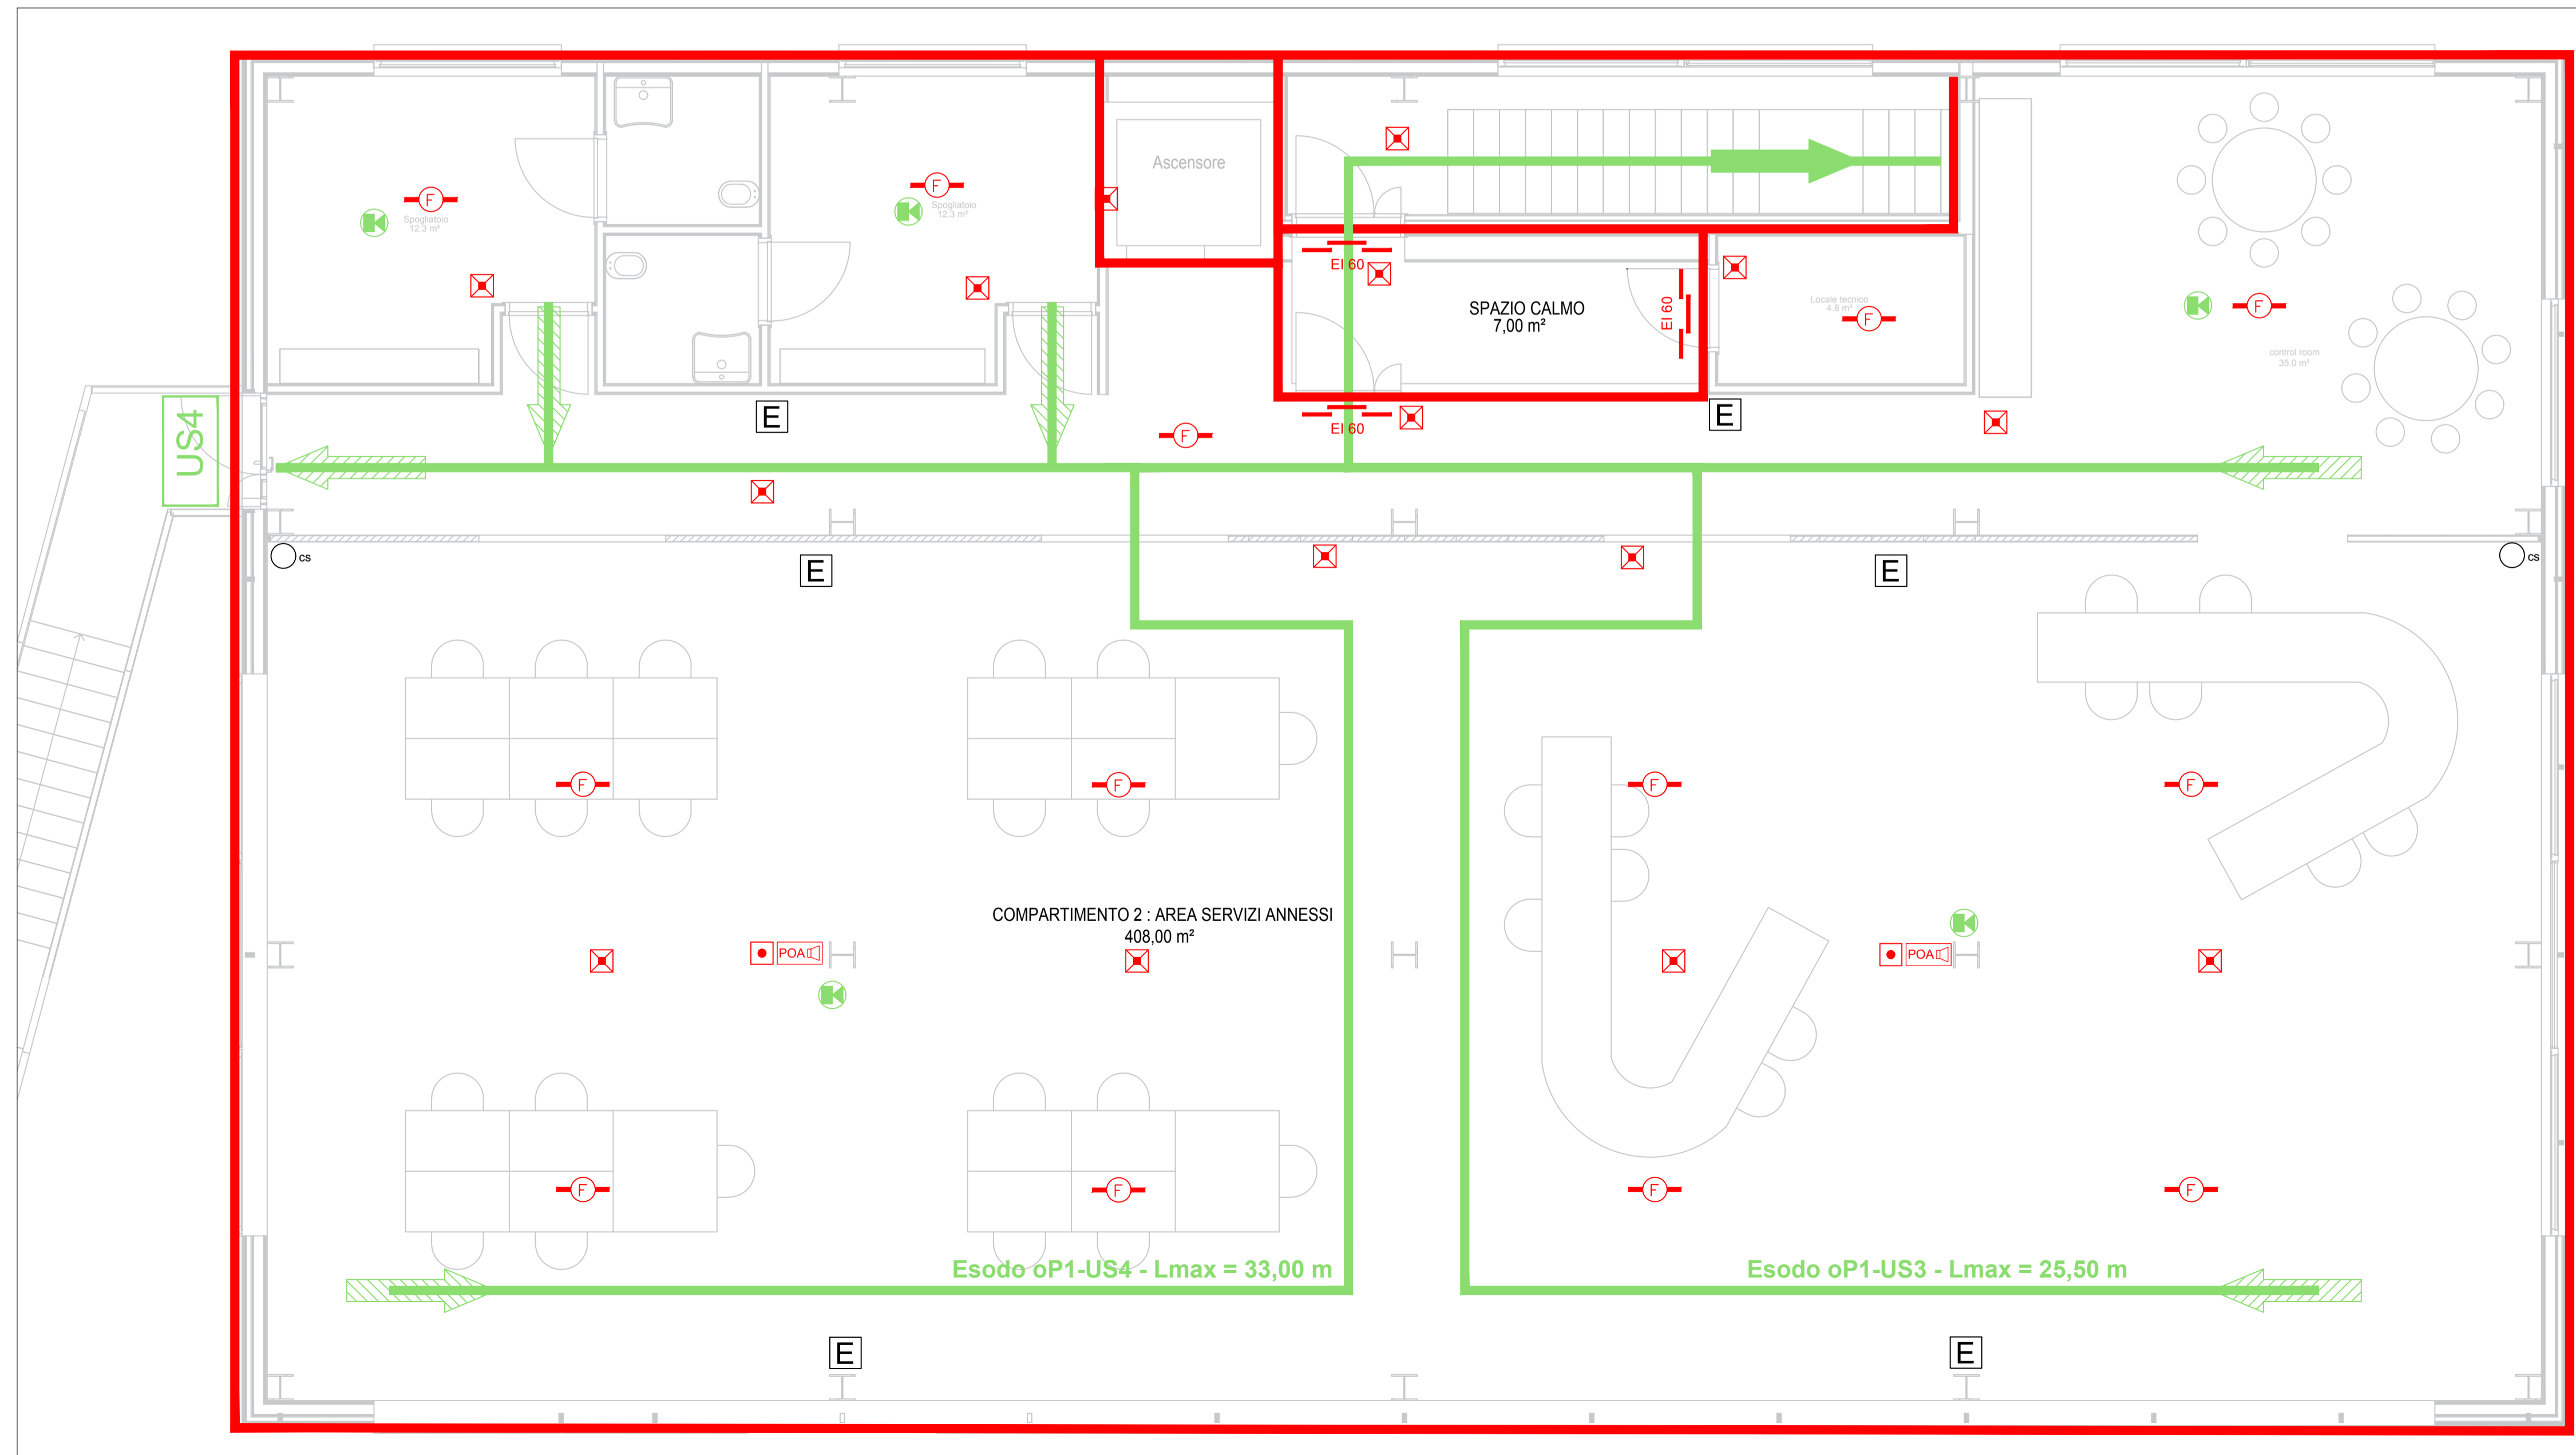

KEY PLAN

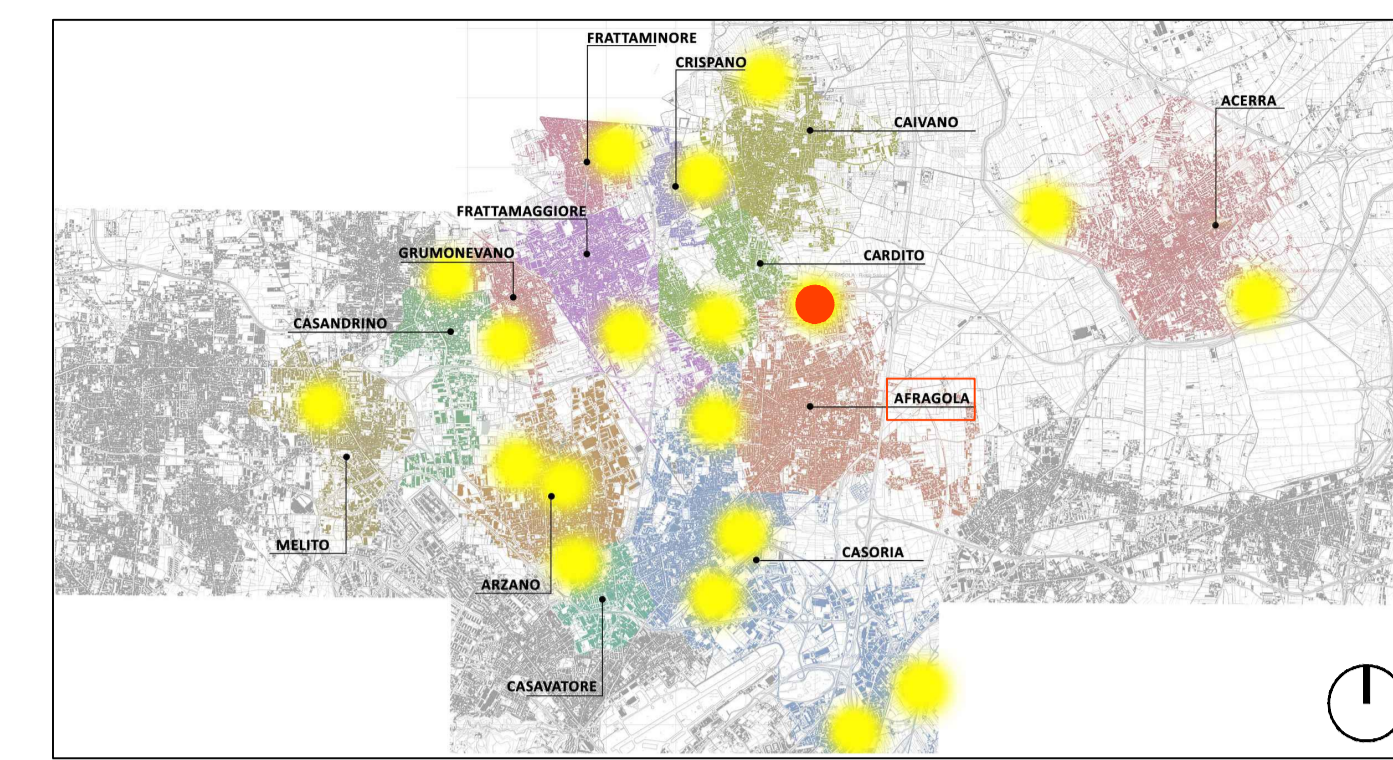

LEGENDA SIMBOLI

- Rivelatore ottico di fumo indirizzato con isolatore di linea
- Rivelatore di calore
- Pulsante a rottura vetro indirizzato con isolatore
- Pannello ottico-acustico con modulo di interfaccia loop 1 uscita
- Diffusore sonoro 240 V, 95dB, IP65
- Percorso di esodo
- Porzione della via d'esodo orizzontale
- Porzione della via d'esodo verso il basso
- Porte resistenti al fuoco
- Uscite d'emergenza
- Estintore portatile a polvere
- Illuminazione d'emergenza
- Struttura resistente REI 60
- Camino di ventilazione
- Colonna a secco



PROGETTO ESECUTIVO

Appalto integrato sulla base del progetto di fattibilità tecnica ed economica "Smart City Napoli Nord - Piani Urbani Integrati - M5C2 - I.2.2"
 CIG 972663946C CUP I45I22000020006 - CUP I45I22000030006

RTP
 OPUS COSTRUZIONI S.P.A.
 Capogruppo
 P.IVA 07201350639
 Via Campana 233, Pozzuoli

ARCHIVOLTO SRL
 Mandante
 P.IVA 07162480631
 Via O. P. Caffaro n.4, Napoli

RUP
 Arch. Pasquale Imbemba

RTP
 SAG ARCHITETTURA SRLS
 P.IVA 09189081210
 Sede legale: Via Posillipo 66, Napoli
 MASCOLO INGEGNERIA SRL
 P.IVA 08524811216
 Sede legale: Via Gramsci 19, Cicciانو
 ELECTA SRL
 P.IVA 04082971211
 Sede legale: Via Principe di Piemonte 109, Roccarainola

PROGETTO ANTINCENDIO - (Afragola Rione Salicelle)
 Planimetria impianto Antincendio_Storage - Piano Primo

REVISIONE	DESCRIZIONE	DATA	APPROVATO DA
01	integrazione rapporto di validazione	Giugno 2024	
00	prima emissione	Aprile 2024	