
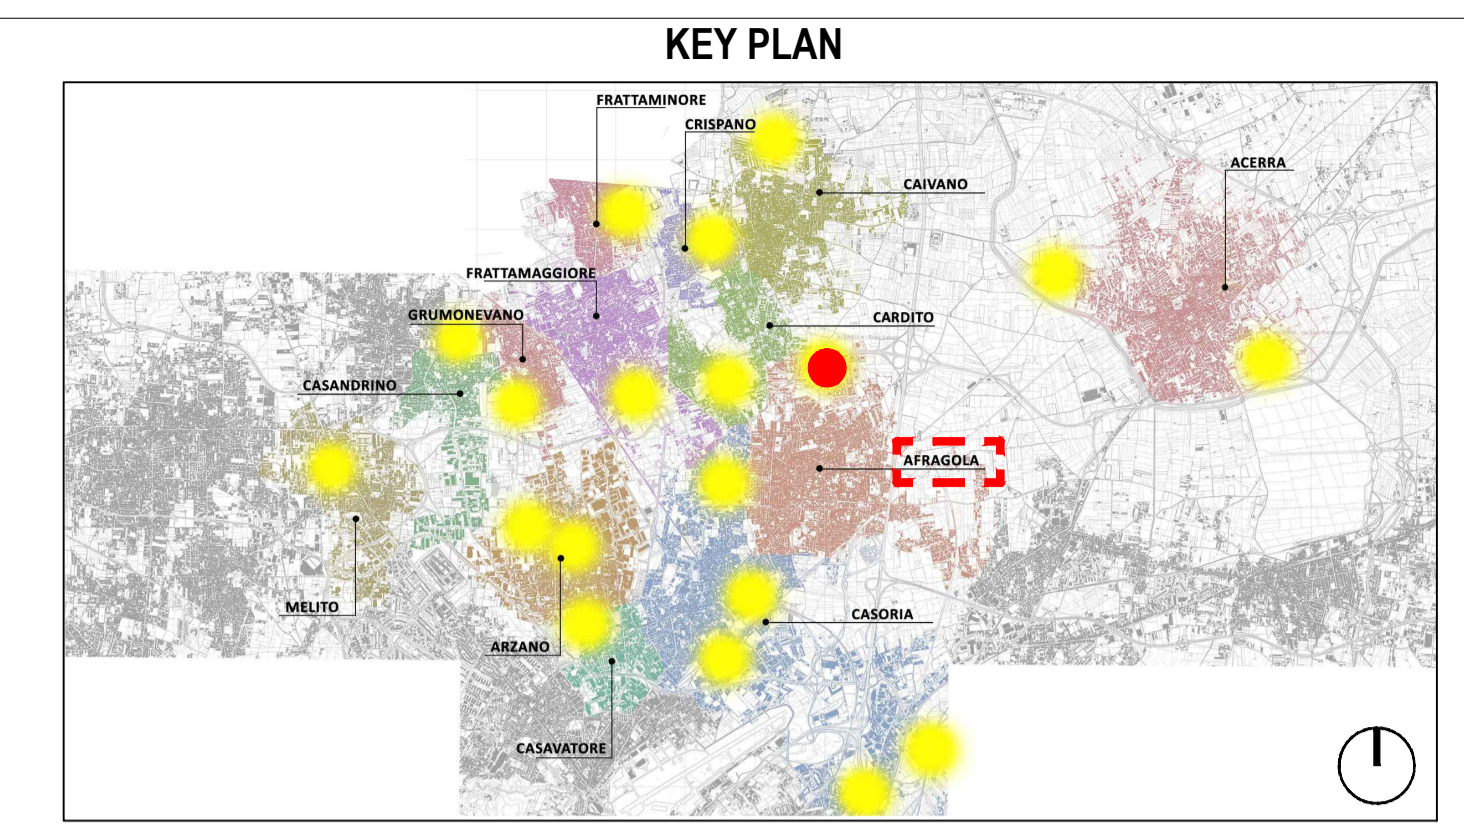


Pianta piano primo - scala 1:50

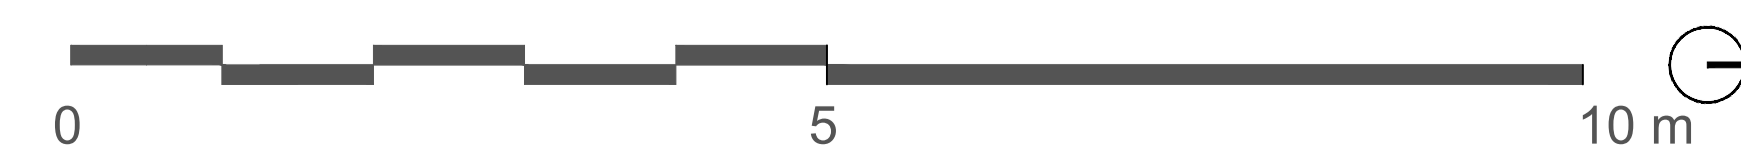

LEGENDA SIMBOLI

| | | | |
|--|---|--|---|
| | Quote lineari | | Lettera di identificazione della sezione |
| | Quote altimetriche in pianta | | Elicette materiali / finiture di progetto |
| | Quote altimetriche in sezione / prospetto | | Cono ottico |
| | Riferimento dettaglio in altro elaborato | | Ingresso principale |
| | Confine lotto | | Arbusti esistenti |
| | | | Arbusti di progetto |

LEGENDA MATERIALI

LEGENDA SIMBOLI - DISTRIBUZIONE FM

| | |
|--|--|
| | Passerella metallica chiusa a pavimento (dimensioni: 300x75 mm con setto di separazione) |
| | Quadro elettrico |
| | Armadio RACK |
| | Linea FM SALITA/DISCESA |
| | Tubazione PVC rigida Ø 25mm |
| | Distribuzione FM - posa in passerella metallica chiusa a pavimento |
| | Numerazione circuito da schema unifilare |

COMUNE DI CARDITO
 Città Metropolitana di Napoli

Finanziato dall'Unione europea

Italianodomeni

Ministero dell'Interno



PROGETTO ESECUTIVO

Appalto integrato sulla base del progetto di fattibilità tecnica ed economica "Smart City Napoli Nord - Piani Urbani Integrati - MSC2 - I.2.2"
 CIG 972663946C CUP I4512200020006 - CUP I4512200030006

| | | | |
|--|--|---|--|
| RTI | OPUS COSTRUZIONI S.P.A. Capogruppo P.IVA 07201350639 Via Campana 233, Pozzuoli | RTI | SAG ARCHITETTURA SRLS P.IVA 09189081210 Sede legale: Via Posillipo 66, Napoli |
| ARCHIVOLTO SRL Mandante P.IVA 07162480631 Via O. P. Cafaro n.4, Napoli | MASCOLO INGEGNERIA SRL P.IVA 08524811216 Sede legale: Via Gramsci 19, Cicciانو | ELECTA SRL P.IVA 04082971211 Sede legale: Via Principe di Piemonte 109, Roccarainola | |

RUP

PROGETTO ELETTRICO - (Afragola Rione Salicelle)
 Planimetria impianto forza motrice_Storage - Piano Primo

| REVISIONE | DESCRIZIONE | DATA | APPROVATO DA |
|-----------|-----------------|-------------|--------------|
| 00 | Prima emissione | Aprile 2024 | |