


pe 2

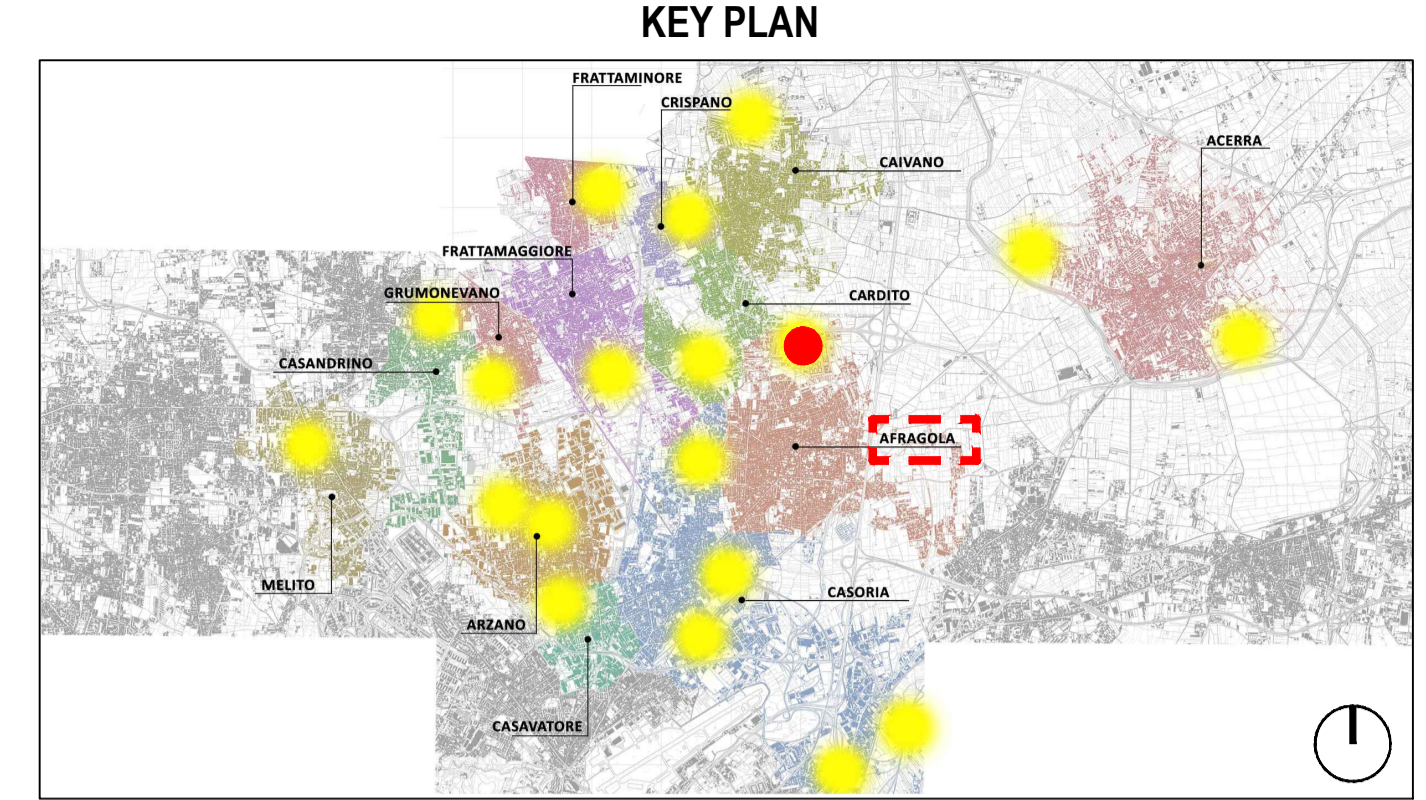

**LEGENDA SIMBOLI**

	Quote lineari		Lettera di identificazione della sezione
	Quote altimetriche in pianta		Elicette materiali / finiture di progetto
	Quote altimetriche in sezione / prospetto		Cono ottico
	Riferimento dettaglio in altro elaborato		Ingresso principale
	Confine lotto		Arbusti esistenti
			Arbusti di progetto

**LEGENDA MATERIALI**

**LEGENDA SIMBOLI - DISTRIBUZIONE DATI**

	Pavimento metallica a treccia al pavimento;
	Simposioni 300x75 mm;
	Quadro elettrico;
	Armadio RACK;
	Distribuzione rete dati tubazione PVC rigida Ø 25mm;
	Router WI-FI;



**PROGETTO ESECUTIVO**

Appalto integrato sulla base del progetto di fattibilità tecnica ed economica "Smart City Napoli Nord - Piani Urbani Integrati - MSC2 - I.2.2"  
 CIG 972663946C CUP I4512200020006 - CUP I4512200030006

<b>RTI</b>	<b>OPUS COSTRUZIONI S.P.A.</b> Capogruppo P.IVA 07201350639 Via Campana 233, Pozzuoli	<b>RTI</b>	<b>SAG ARCHITETTURA SRLS</b> P.IVA 09189081210 Sede legale: Via Posillipo 66, Napoli
<b>ARCHIVOLTO SRL</b> Mandante P.IVA 07162480631 Via O. P. Casaro n.4, Napoli	<b>MASCOLO INGEGNERIA SRL</b> P.IVA 08524811216 Sede legale: Via Gramsci 19, Cicciانو	<b>ELECTA SRL</b> P.IVA 04082971211 Sede legale: Via Principe di Piemonte 109, Roccarainola	

**RUP**

**PROGETTO ELETTRICO** - (Afragola Rione Salicelle)  
 Planimetria impianto Linea Dati\_Storage - Piano Primo

REVISIONE	DESCRIZIONE	DATA	APPROVATO DA
00	Prima emissione	Aprile 2024	

Pianta piano primo - scala 1:50

