
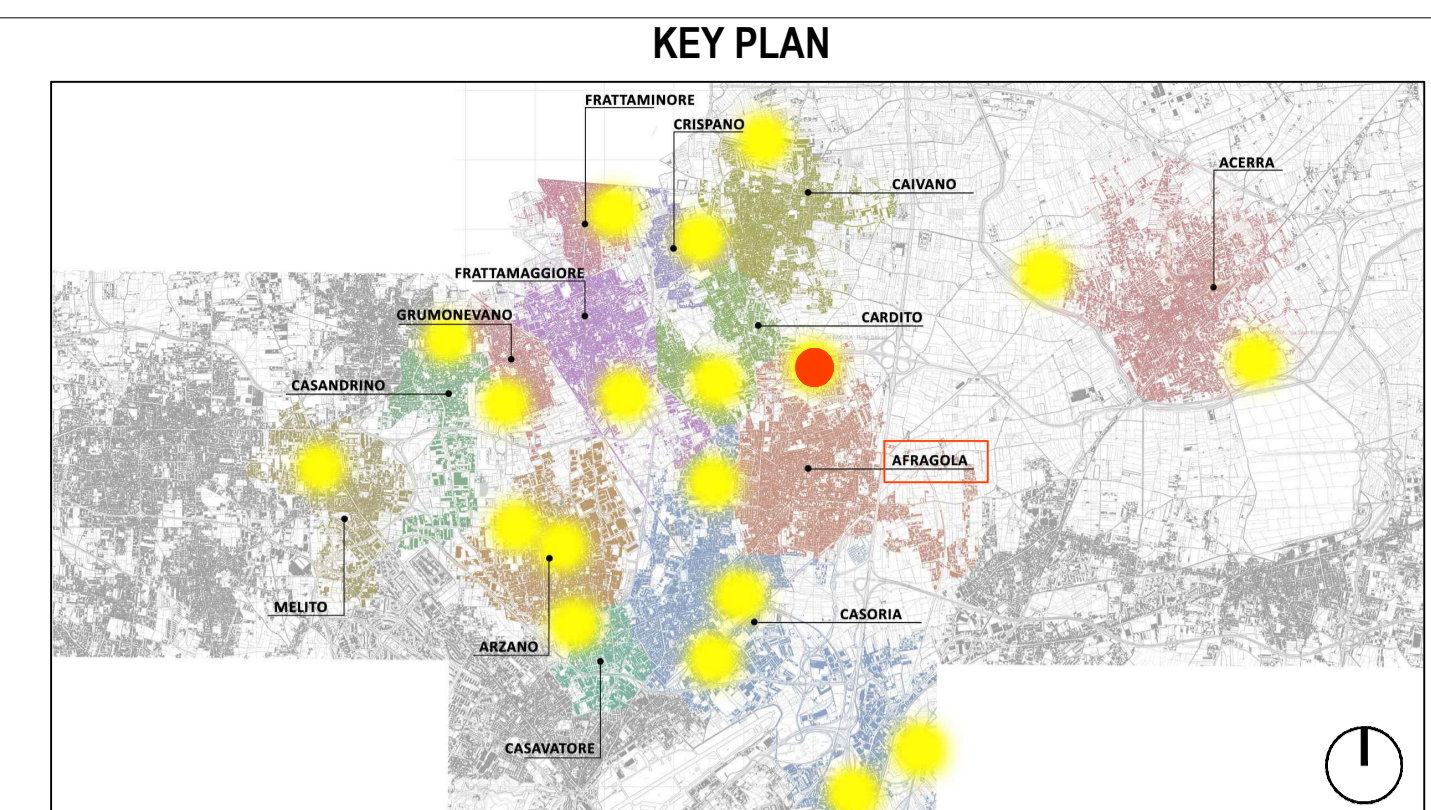


Pianta piano terra - scala 1:50

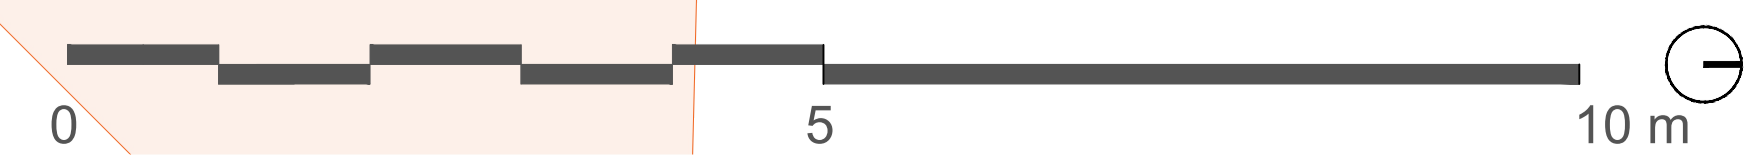

LEGENDA SIMBOLI

	Quote lineari		Lettera di identificazione della sezione
	Quote allometriche in pianta		Elicette materiali / finiture di progetto
	Quote allometriche in sezione / prospetto		Cono ottico
	Riferimento dettaglio in altro elaborato		Ingresso principale
	Confine lotto		Arbusti esistenti
			Uscita sicurezza
			Arbusti di progetto

LEGENDA MATERIALI

APPARECCHIATURE PRINCIPALI

	Posizionamento telecamera n° elementi 13
	Linea Ø: Collegamento telecamera; cavo PVE sezione 4x2x0,30 mmq
	Canali passacavi in PVC dimensioni 100x50 mm a soffitto
	Linea in SALITA DISCESA

Per ulteriori dettagli si rimanda agli elaborati grafici "AFG.PE.ELT.R.001_01 - Relazione impianto elettrico e speciali Storage" e "AFG.PE.ELT.R.004_01 - Capitolato Speciale - Parte Tecnica - Progetto impianti elettrici e speciali".



PROGETTO ESECUTIVO

Appalto integrato sulla base del progetto di fattibilità tecnica ed economica "Smart City Napoli Nord - Piani Urbani Integrati - M5C2 - I.2.2"
 CIG 97263946C CUP I45I22000020006 - CUP I45I22000030006

RTI	OPUS COSTRUZIONI S.P.A. Capogruppo P.IVA 07201300639 Via Campana 233, Pozzuoli	RTP SAG ARCHITETTURA SRLS P.IVA 09189081210 Sede legale: Via Posillipo 66, Napoli MASCOLO INGEGNERIA SRL P.IVA 08524811216 Sede legale: Via Gramsci 19, Cicchiano ELECTA SRL P.IVA 04082971211 Sede legale: Via Principe di Piemonte 109, Roccarainola
RUP	ARCHIVOLTO SRL Mandante P.IVA 07162480631 Via O. P. Cafaro n.4, Napoli	

PROGETTO ELETTRICO - (Afragola Rione Salicelle)
 Planimetria impianto di videosorveglianza Storage - Piano Terra

REVISIONE	DESCRIZIONE	DATA	APPROVATO DA
01	Integrazione di prima validazione	Giugno 2024	
00	Prima emissione	Aprile 2024	