
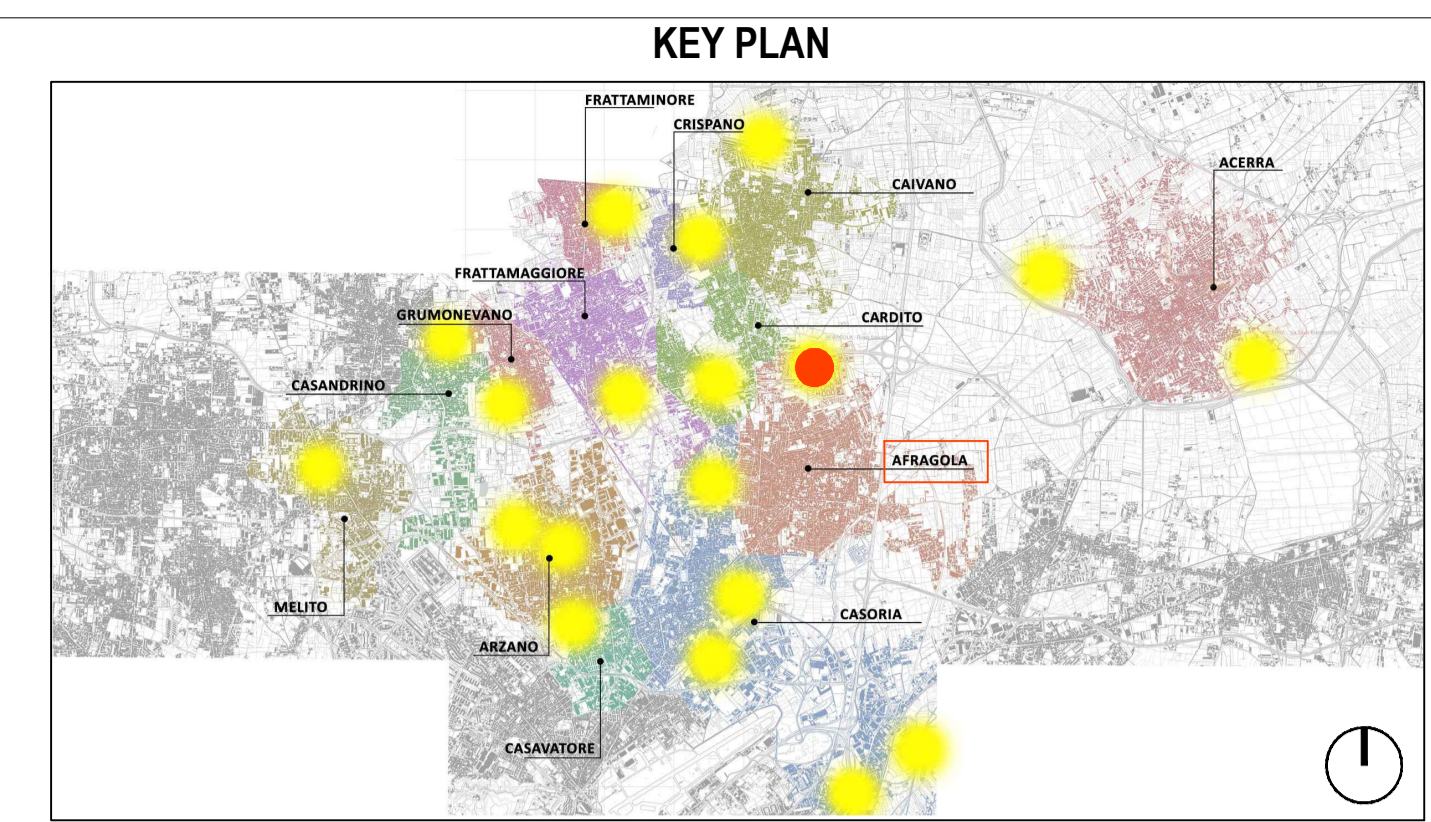


Pianta piano primo - scala 1:50

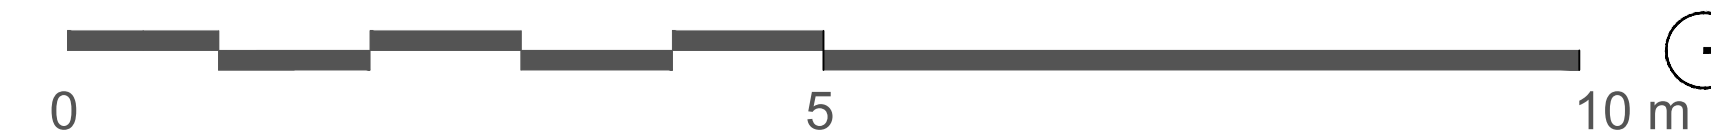

**LEGENDA SIMBOLI**

	Quote lineari		Lettera di identificazione della sezione
	Quote allometriche in pianta		Etichette materiali / finiture di progetto
	Quote allometriche in sezione / prospetto		Cono ottico
	Riferimento dettaglio in altro elaborato		Ingresso principale
	Confine lotto		Arbusti esistenti
			Uscita sicurezza
			Arbusti di progetto

**LEGENDA MATERIALI**

APPARECCHIATURE PRINCIPALI

	[Pannello ottico-acustico con modulo di interfaccia loop 1 uscita]
	[Centralina antincendio]
	[Diffusore incasso soffitto EN54-24 6W 100V SPL 91 Ø 80/100mm]
	[Tubazione rigida Ø 20 mm]
	[Rivelatore ottico di fumo indirizzato con isolatore di linea]
	[Tubazione rigida Ø 20 mm]
	[Pulsante a rottura vetro indirizzato con isolatore]

Per ulteriori dettagli si rimanda agli elaborati grafici "AFG.PE.AI.R.001\_01 - Relazione Impianto antincendio\_Storage"

**COMUNE DI CARDITO**  
 Città Metropolitana di Napoli

Finanziato dall'Unione europea

Italiani domani

Ministero dell'Interno



**PROGETTO ESECUTIVO**

Appalto integrato sulla base del progetto di fattibilità tecnica ed economica "Smart City Napoli Nord - Piani Urbani Integrati - M5C2 - I.2.2"  
 CIG 97263946C CUP I45I22000020006 - CUP I45I22000030006

<b>RTI</b> <b>OPUS COSTRUZIONI S.P.A.</b> Capogruppo P.IVA 07201300639 Via Campana 233, Pozzuoli	<b>RTP</b> <b>SAG ARCHITETTURA SRLS</b> P.IVA 09189081210 Sede legale: Via Posillipo 66, Napoli <b>MASCOLO INGEGNERIA SRL</b> P.IVA 08524811216 Sede legale: Via Gramsci 19, Cicciانو <b>ELECTA SRL</b> P.IVA 04082971211 Sede legale: Via Principe di Piemonte 109, Roccarainola
--	--

**RUP**

**PROGETTO ELETTRICO - (Afragola Rione Salicelle)**

Planimetria impianto elettrico a servizio antincendio\_Storage - Piano Primo

REVISIONE	DESCRIZIONE	DATA	APPROVATO DA
01	Integrazione di prima validazione	Giugno 2024	
00	Prima emissione	Aprile 2024	