


Pianta piano terra - scala 1:50

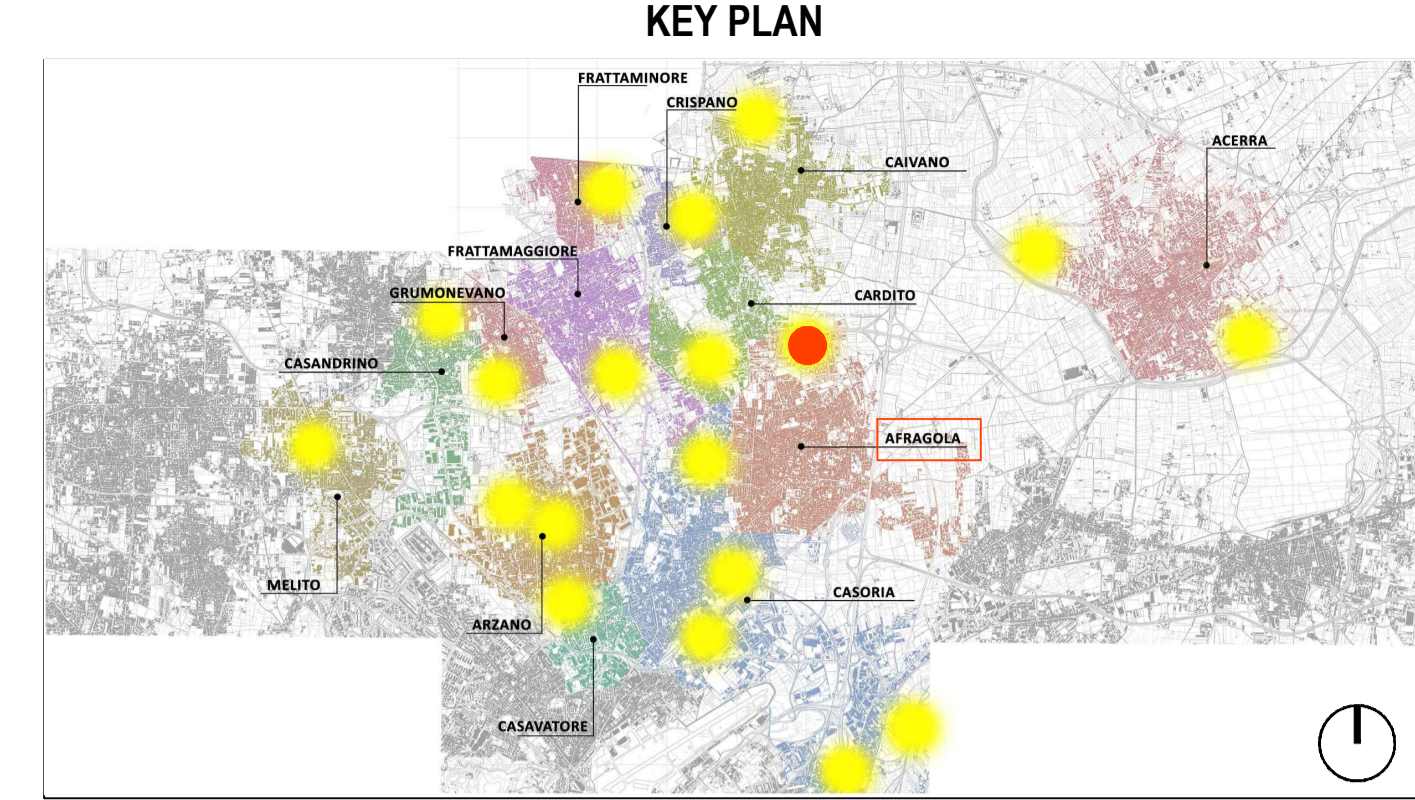

LEGENDA SIMBOLI

	Quote lineari		Lettera di identificazione della sezione
	Quote allometriche in pianta		Elicette materiali / finiture di progetto
	Quote allometriche in sezione / prospetto		Cono ottico
	Riferimento dettaglio in altro elaborato		Ingresso principale
	Confine lotto		Arbusti esistenti
			Uscita sicurezza
			Arbusti di progetto

LEGENDA MATERIALI

IMPIANTO IDRICO ADDIZIONE E SCARICO

	Tubazione acqua fredda sanitaria Ø 15 mm
	Tubazione acqua calda sanitaria Ø 15 mm
	Cs - collettore di distribuzione acqua fredda, calda alimentazione wc posizionato in controsoffitto
	Picoletto sifonato
	Collarino tagliafuoco
	Generatore scaldacqua a pompa di calore con accumulato di 100 lt

IMPIANTO DI RACCOLTA ACQUE

	Tubazione in pvc scarico acque nere Ø 100 mm
	Tubazione in pvc scarico acque bianche Ø 120 mm
	Pluviale Ø 120 mm



PROGETTO ESECUTIVO

Appalto integrato sulla base del progetto di fattibilità tecnica ed economica "Smart City Napoli Nord - Piani Urbani Integrati - M5C2 - I.2.2"  
 CIG 972663946C CUP I4512200020006 - CUP I4512200030006

<b>RTI</b>	<b>OPUS COSTRUZIONI S.P.A.</b> Capogruppo P.IVA 07201350639 Via Campana 233, Pozzuoli	<b>RTP</b>	<b>SAG ARCHITETTURA SRLS</b> P.IVA 09189081210 Sede legale: Via Posillipo 66, Napoli
<b>ARCHIVOLTO SRL</b> Mandante P.IVA 07162480631 Via O. P. Cafaro n.4, Napoli	<b>MASCOLO INGEGNERIA SRL</b> P.IVA 08524811216 Sede legale: Via Gramsci 19, Cicciانو	<b>ELECTA SRL</b> P.IVA 04082971211 Sede legale: Via Principe di Piemonte 109, Roccarainola	

REVISIONE	DESCRIZIONE	DATA	APPROVATO DA
01	integrazione rapporto di validazione	Giugno 2024	
00	prima emissione	Aprile 2024	