
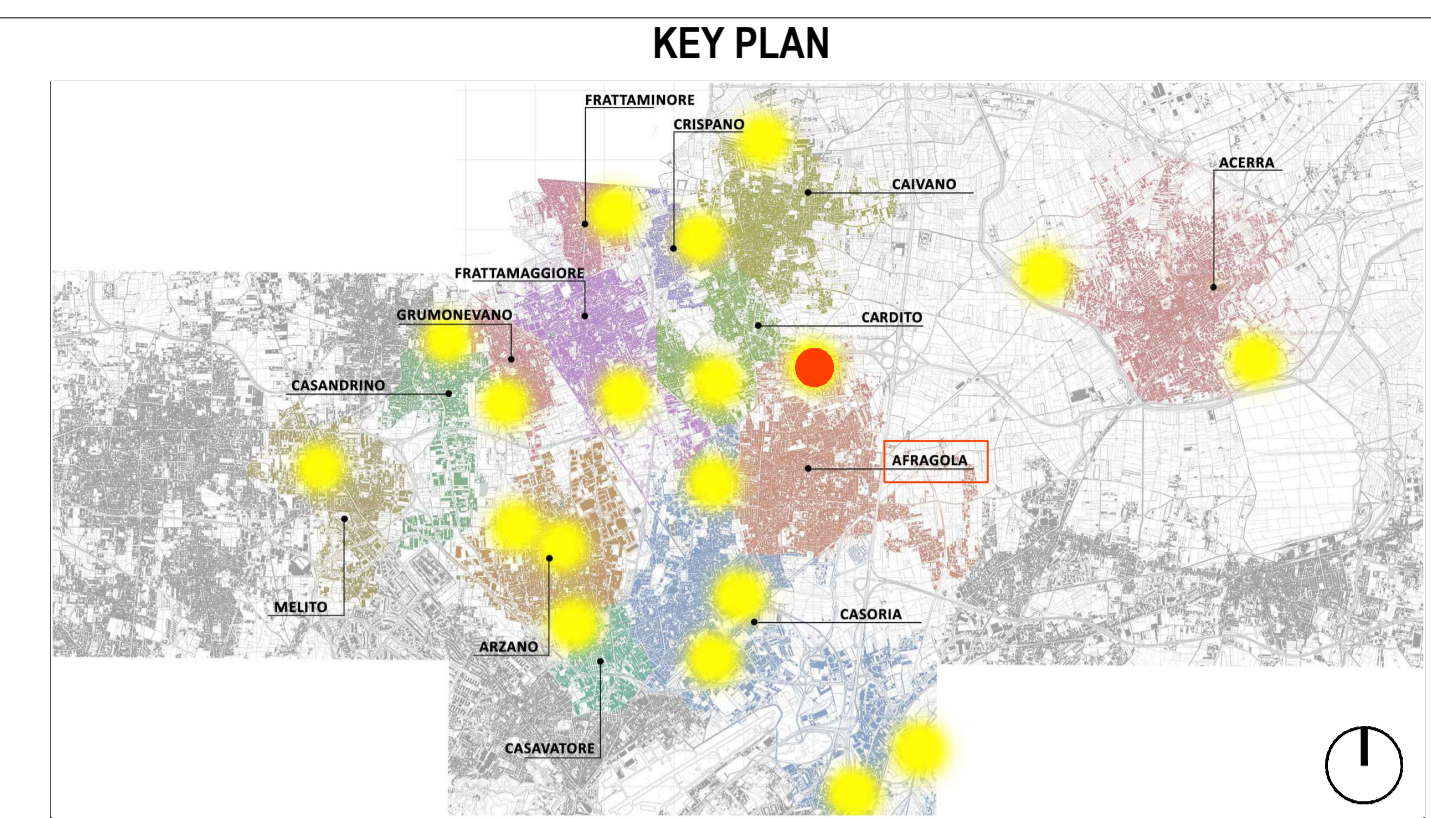


Pianta piano terra - scala 1:50

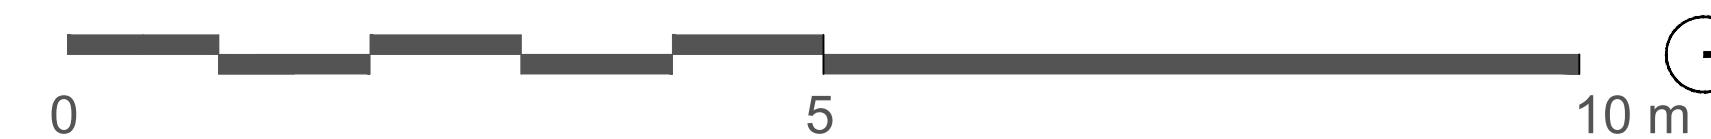

LEGENDA SIMBOLI

	Quote lineari		Lettera di identificazione della sezione
	Quote allometriche in pianta		Elicette materiali / finiture di progetto
	Quote allometriche in sezione / prospetto		Cono ottico
	Riferimento dettaglio in altro elaborato		Ingresso principale
	Confine lotto		Arbusti esistenti
			Uscita sicurezza
			Arbusti di progetto

LEGENDA MATERIALI

IMPIANTO IDRICO ADDIZIONE E SCARICO

- Tubazione acqua fredda sanitaria Ø 15 mm
- Tubazione acqua calda sanitaria Ø 15 mm
- Cs - collettore di distribuzione acqua fredda, calda alimentazione wc posizionato in controsoffitto
- Picoletto sifonato
- Collarino tagliabocco
- Generatore scaldacqua a pompa di calore con accumulato di 100 lt

IMPIANTO DI RACCOLTA ACQUE

- Tubazione in pvc scarico acque nere Ø 100 mm
- Tubazione in pvc scarico acque bianche Ø 120 mm
- Pluviale Ø 120 mm

COMUNE DI CARDITO
 Città Metropolitana di Napoli



PROGETTO ESECUTIVO

Appalto integrato sulla base del progetto di fattibilità tecnica ed economica "Smart City Napoli Nord - Piani Urbani Integrati - M5C2 - I.2.2"
 CIG 972663946C CUP I4512200020006 - CUP I4512200030006

RTI

OPUS COSTRUZIONI S.P.A.
 Capogruppo
 P.IVA 07201350639
 Via Campana 233, Pozzuoli

ARCHIVOLTO SRL
 Mandante
 P.IVA 07162480631
 Via O. P. Cafaro n.4, Napoli

RTP

SAG ARCHITETTURA SRLS
 P.IVA 09189081210
 Sede legale: Via Posillipo 66, Napoli
MASCOLO INGEGNERIA SRL
 P.IVA 08524811216
 Sede legale: Via Gramsci 19, Cicchiano
ELECTA SRL
 P.IVA 04082971211
 Sede legale: Via Principe di Piemonte 109, Roccarainola

RUP

REVISIONE	DESCRIZIONE	DATA	APPROVATO DA
01	integrazione rapporto di validazione	Giugno 2024	
00	prima emissione	Aprile 2024	