


Pianta piano primo - scala 1:50

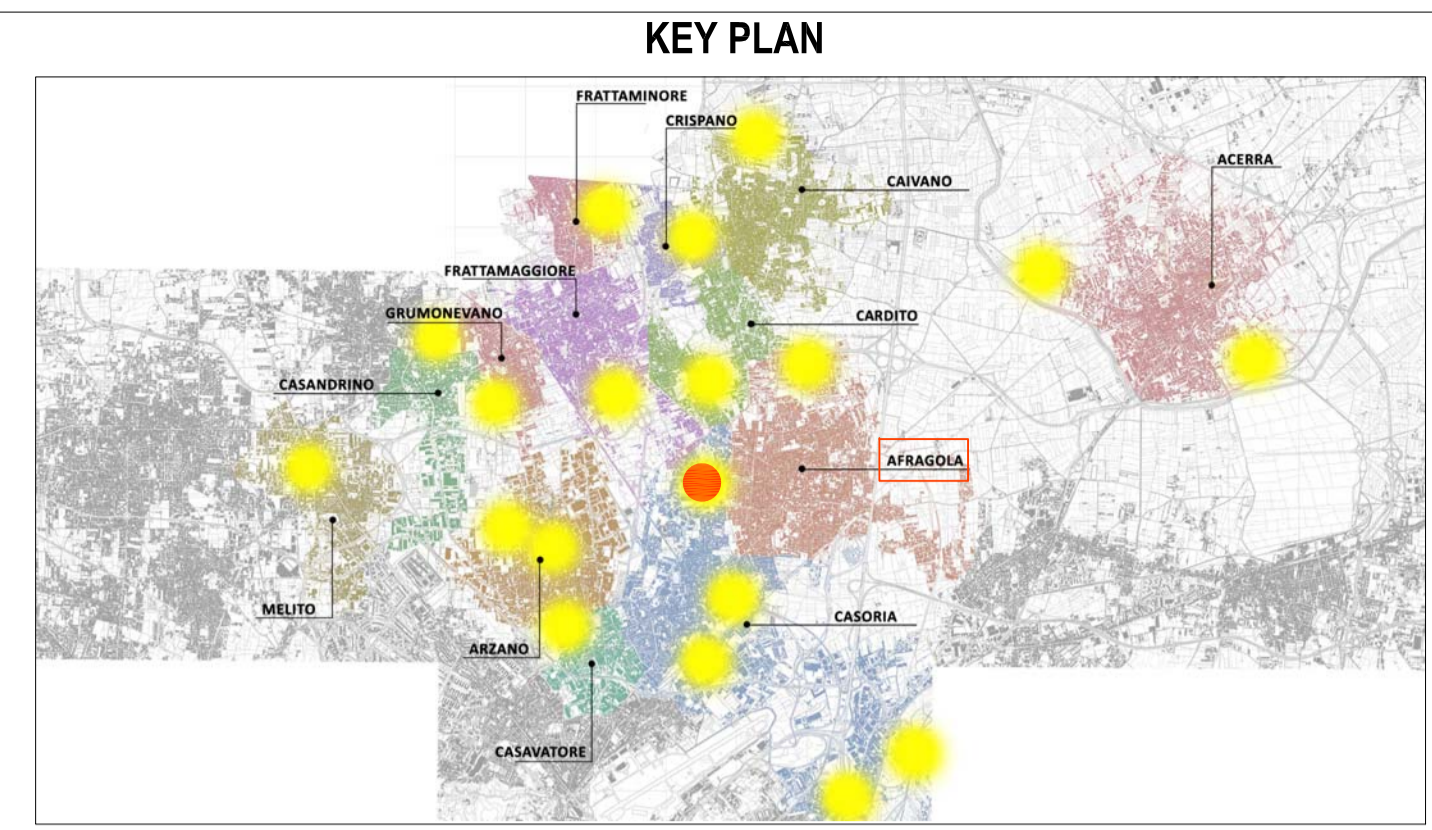

LEGENDA SIMBOLI

	Quote lineari		Lettera di identificazione della sezione
	Quote altimetriche in pianta		Etichette materiali / finiture di progetto
	Quote altimetriche in sezione / prospetto		Cono ottico
	Riferimento dettaglio in altro elaborato		Ingresso principale
	Confine lotto		Uscita sicurezza
			Arbusti esistenti
			Arbusti di progetto

LEGENDA MATERIALI

APPARECCHIATURE PRINCIPALI

	Cassetta a 4 vie a vista con immissione di aria primaria e pompa scarico condensa
	Split a parete con pompa scarico condensa
	Circuito vrf liquido/gas
	Tubo scarico condensa
	Separatori a due vie, giunto a Y per tubazioni Liquido e Gas tipo E- 242SN3 e E-162SN4 con guscio isolante

COMUNE DI CARDITO
 Città Metropolitana di Napoli

Finanziato dall'Unione europea

Italiani domani
 PRIMO NAZIONALE DI IMPRESA E RESILIENZA

MINISTERO DELL'INTERNO




PROGETTO ESECUTIVO

Appalto integrato sulla base del progetto di fattibilità tecnica ed economica "Smart City Napoli Nord - Piani Urbani Integrati - M5C2 - I.2.2"
 CIG 972663946C CUP I45I2200020006 - CUP I45I2200030006

RTI OPUS COSTRUZIONI S.P.A. Capogruppo P.IVA 07201350639 Via Campana 233, Pozzuoli	RTP SAG ARCHITETTURA SRLS P.IVA 09189081210 Sede legale: Via Posillipo 66, Napoli MASCOLO INGEGNERIA SRL P.IVA 08524811216 Sede legale: Via Gramsci 19, Cicciانو ELECTA SRL P.IVA 04082971211 Sede legale: Via Principe di Piemonte 109, Roccarainola
RUP Arch. Pasquale Imbema	

Modello	Linea Gas	Linea Liquido	Guscio isolante	Modello	Linea Gas	Linea Liquido	Guscio isolante
TIPO E-242SN3				TIPO E-162SN4			

Dettagli costruttivi - fuori scala

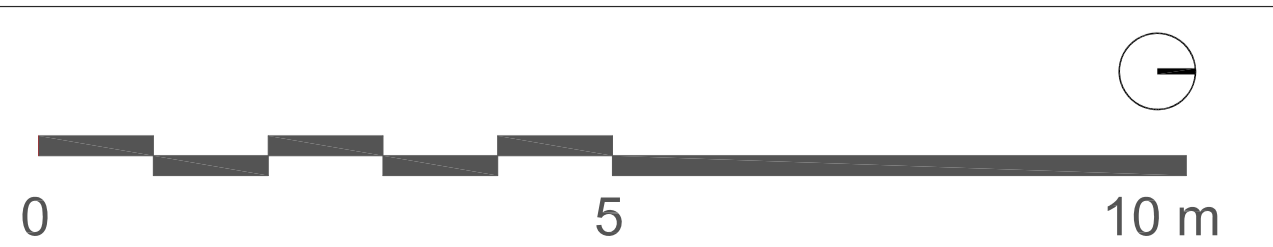

PROGETTO MECCANICO - (Afragola Rione Salicelle)
 Planimetria impianto climatizzazione_Storage - Piano Primo

REVISIONE	DESCRIZIONE	DATA	APPROVATO DA
01	Integrazione rapporto di validazione	Giugno 2024	
00	prima emissione	Aprile 2024	

DATA: Aprile 2024
 SCALE: 1:50
 FOGLIO: A1
 CODICE: AFG.PE.MEC.G_003_01