


SCHEMA ALTIMETRICO RETE DI SCARICO

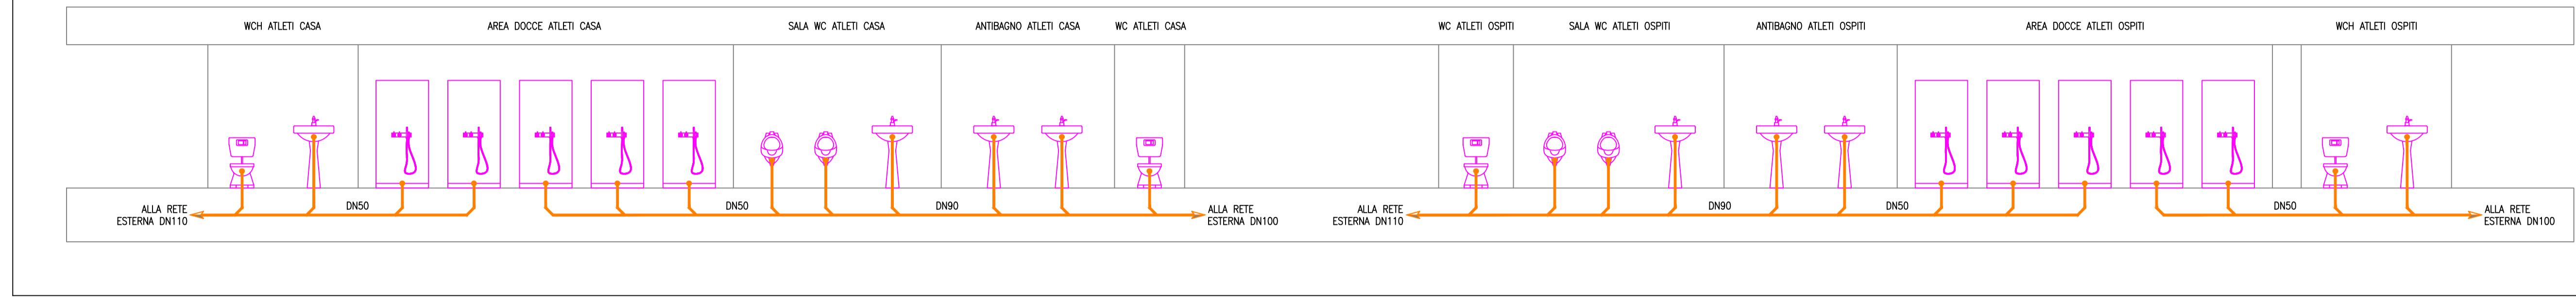


PIANTA PIANO TERRA
SCALA 1:50



ATTACCHI MINIMI		
TIPO	UNITÀ DI SCARICO [l/s]	ATTACCO SINGOLO PEZZO
LAVATRICE	1.5	DN 40
VASCA O DOCCIA	0.8	DN 34
LAVABO	0.5	DN 34
BIDET	0.5	DN 34
VASO	2.5	DN 100
LAVELLO DA CUCINA	0.8	DN 34
LAVASTOVIGLIE	0.8	DN 34

KEY PLAN

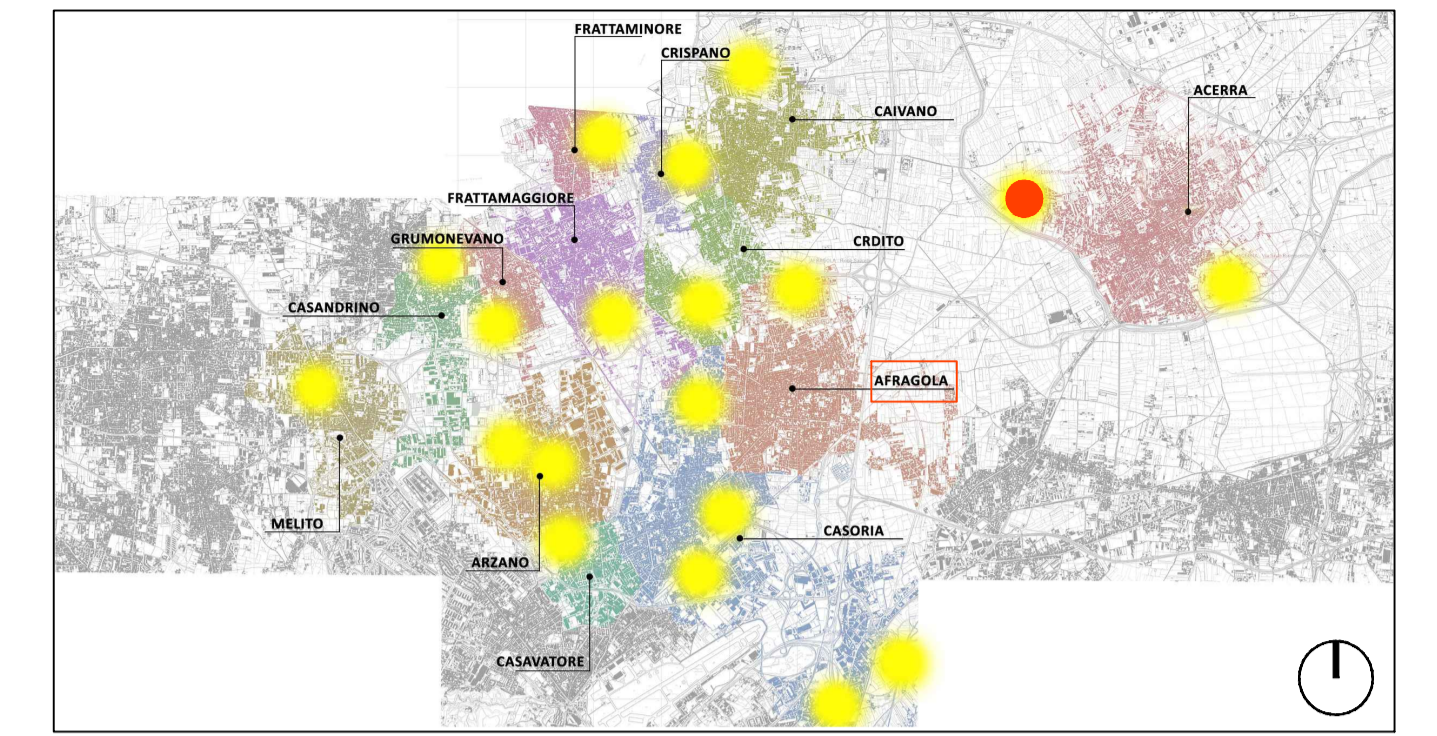


LEGENDA SIMBOLI

	Quote lineari		Lettera di identificazione della sezione
	Quote altimetriche in pianta		Elicette materiali / finiture di progetto
	Quote altimetriche in sezione / prospetto		Cono ottico
	Riferimento dettaglio in altro elaborato		Ingresso principale
	Confine lotto		Uscita sicurezza
			Arbusti esistenti
			Arbusti di progetto

LEGENDA MATERIALI

	SIMBOLO GRAFICO INDICANTE IL WC		SIMBOLO GRAFICO INDICANTE LA DOCCIA
	SIMBOLO GRAFICO INDICANTE ORINATOIO		POZZETTO IN CLS CON CHIUSINO IN GHISA SFEROIDALE DA COLLEGARE ALLA RETE ACQUA FREDDA ACQUEDOTTO CITTADINA DIMENSIONI INTERNE 200x200mm
	TUBAZIONE DI SCARICO ACQUE NERE IN PEAD - PENDENZA ≥ 1%		POZZETTO IN CLS CON CHIUSINO IN GHISA SFEROIDALE DA COLLEGARE ALLA RETE DI SCARICO ACQUE NERE CITTADINA DIMENSIONI INTERNE 200x200mm
	POZZETTO IN CLS CON CHIUSINO IN GHISA SFEROIDALE - DIMENSIONI: 50x50 cm		
	PUNTO DI SCARICO SINGOLO APPARECCHIO		
	SIMBOLO GRAFICO INDICANTE IL LAVABO		

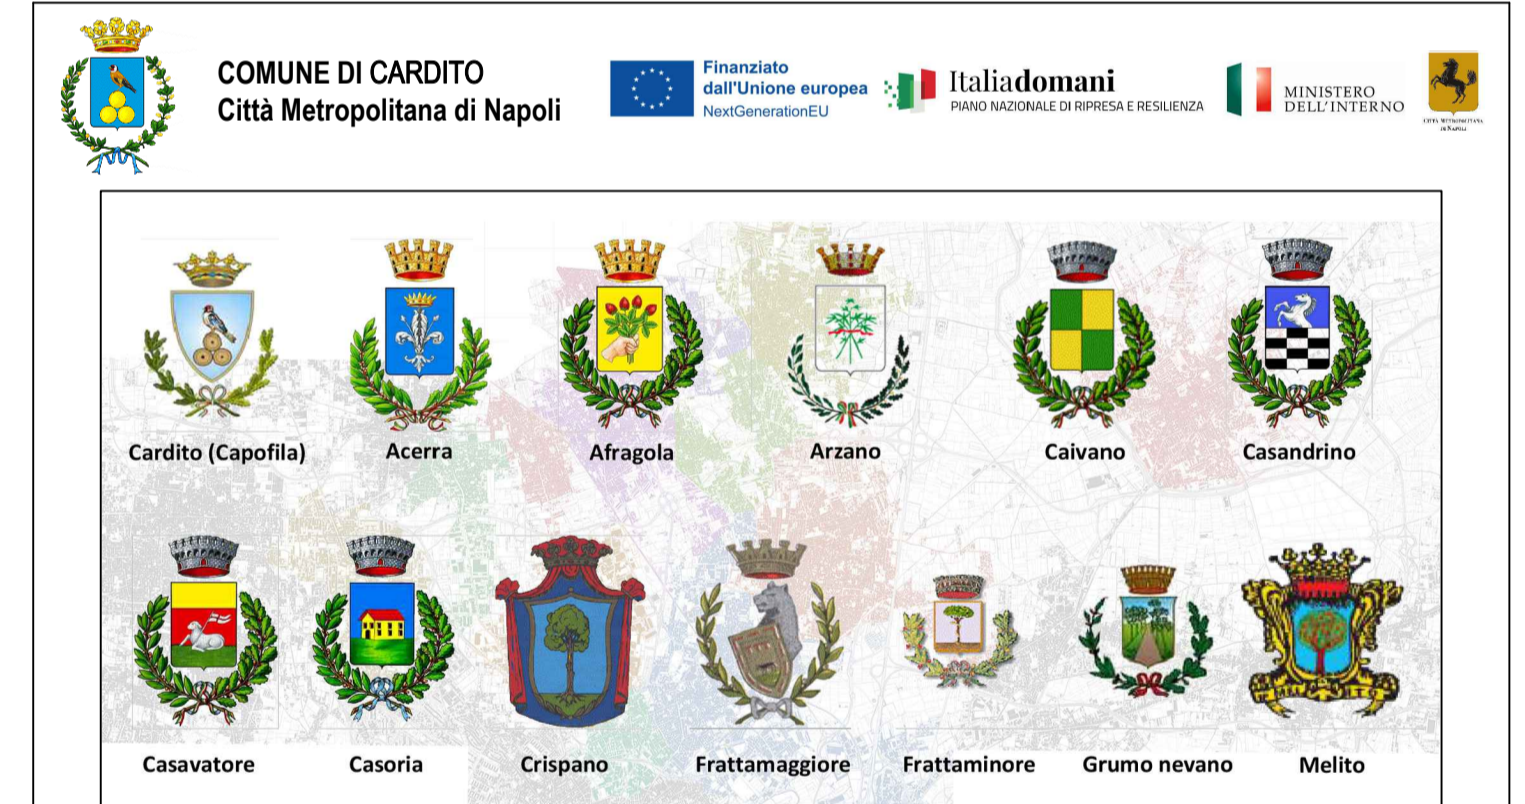

PROGETTO ESECUTIVO

Appalto integrato sulla base del progetto di fattibilità tecnica ed economica "Smart City Napoli Nord - Piani Urbani Integrati - M5C2 - I.2.2"
CIG 972663946C CUP I45I22000020006 - CUP I45I22000030006

RTI

OPUS COSTRUZIONI S.P.A.
Capogruppo
P.IVA 07201350639
Via Campana 233, Pozzuoli

ARCHIVOLTO SRL
Mandante
P.IVA 07162480631
Via O. P. Cafaro n.4, Napoli

RTP

SAG ARCHITETTURA SRLS
P.IVA 09189081210
Sede legale: Via Posillipo 66, Napoli
MASCOLO INGEGNERIA SRL
P.IVA 08524811216
Sede legale: Via Gramsci 19, Cicchiano
ELECTA SRL
P.IVA 04082971211
Sede legale: Via Principe di Piemonte 109, Roccarainola

RUP

Arch. Pasquale Imbema

OPERE COMPLEMENTARI
IMPIANTO IDRICO SANITARIO - (Afragola Rione Salicelle)
Planimetria impianto adduzione scarico

REVISIONE	DESCRIZIONE	DATA	APPROVATO DA
01	Integrazione rapporto di validazione	Giugno 2024	
00	Prima emissione	Aprile 2024	