
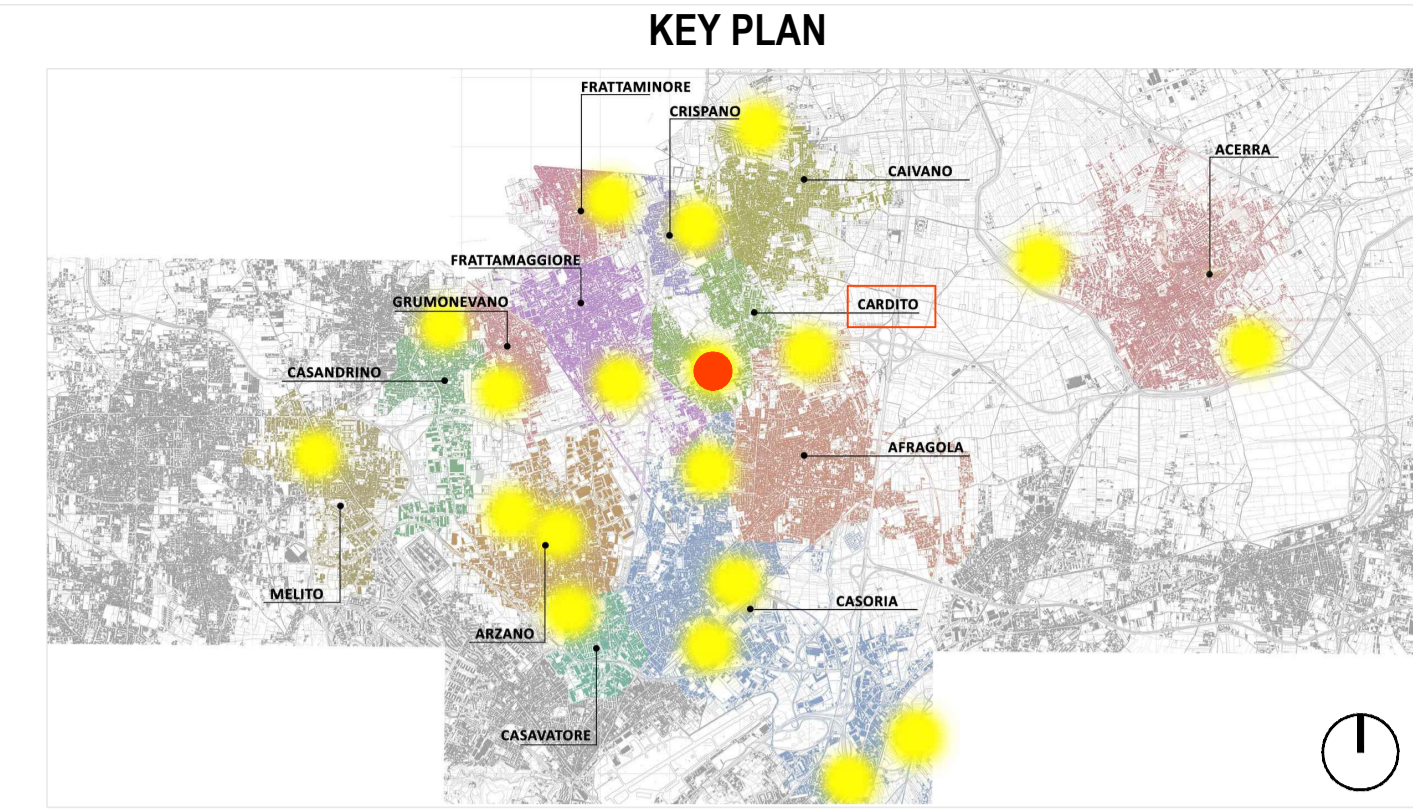


Pianta piano terra - scala 1:100

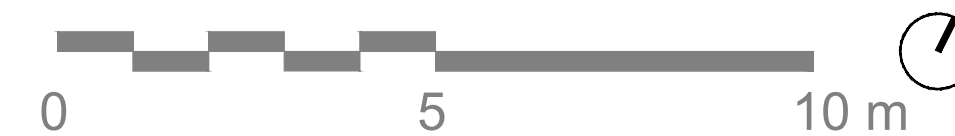

LEGENDA SIMBOLI

	Quote lineari		Lettera di identificazione della sezione
	Quote altimetriche in pianta		Etichette materiali / finiture di progetto
	Quote altimetriche in sezione / prospetto		Cono ottico
	Riferimento dettaglio in altro elaborato		Ingresso principale
	Confine lotto		Arbusti esistenti
			Arbusti di progetto

LEGENDA MATERIALI

- LEGENDA SIMBOLI - DISTRIBUZIONE**
- Apparecchio autonomo di emergenza, autonomia 1 ora
 - Apparecchio autonomo di emergenza, autonomia 1 ora con pannello "USCITA DI EMERGENZA"
 - Piatte lineari Tipo Aliv Double=1277 mm
 - Piatte lineari Tipo Next 3
 - Piatte lineari Tipo Aliv Double=660 mm
 - Easy Space General Light
 - Quadro elettrico GEPT
 - Scatole di derivazione posa a vista dimensioni 100x100 mm
 - Distribuzione alimentazione luce tubazione PVC rigida 20mm
 - Distribuzione alimentazione luce tubazione PVC rigida 20mm
 - Distribuzione alimentazione luce tubazione PVC rigida 25mm
 - P.ta di comando a soffitto con interruttore a rivelazione di presenza

Per ulteriori dettagli si rimanda all'elaborato grafico "CRD.PE.ELT.R.003_01 - Capitolato Speciale - Parte Tecnica - Progetto impianti elettrici e speciali"

COMUNE DI CARDITO
 Città Metropolitana di Napoli

Finanziato dall'Unione europea
 Italia Domani
 MINISTERO DELL'INTERNO



PROGETTO ESECUTIVO

Appalto integrato sulla base del progetto di fattibilità tecnica ed economica "Smart City Napoli Nord - Piani Urbani Integrati - M5C2 - I.2.2"
 CIG 972663946C CUP I45I22000020006 - CUP I45I22000030006

- RTI**
- OPUS COSTRUZIONI S.P.A.**
 Capogruppo
 P.IVA 07201350639
 Via Campana 233, Pozzuoli
 - ARCHIVOLTO SRL**
 Mandante
 P.IVA 07162480631
 Via O. P. Cafaro n.4, Napoli
- RTP**
- SAG ARCHITETTURA SRLS**
 P.IVA 09189081210
 Sede legale: Via Posillipo 66, Napoli
 - MASCOLO INGEGNERIA SRL**
 P.IVA 08524811216
 Sede legale: Via Gramsci 19, Cicciانو
 - ELECTA SRL**
 P.IVA 04082971211
 Sede legale: Via Principe di Piemonte 109, Roccarainola

RUP
 Arch. Pasquale Imbemba

PROGETTO ELETTRICO - (Cardito via Biagio Loffredo)
 Planimetria impianto illuminazione ordinaria e di emergenza_Palazzetto_Piano terra

REVISIONE	DESCRIZIONE	DATA	APPROVATO DA
01	Integrazione rapporto di validazione	Giugno 2024	
00	Prima emissione	Aprile 2024	