
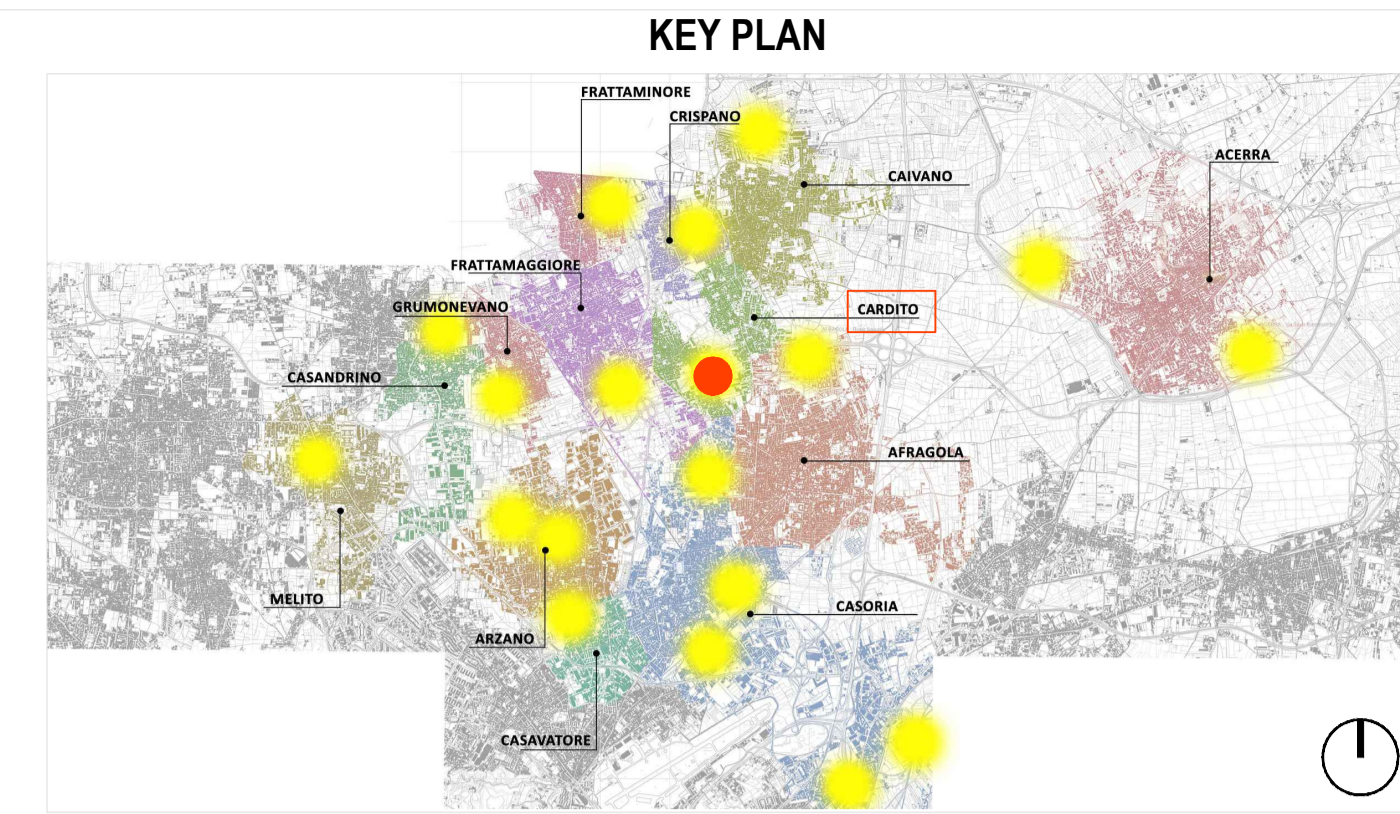


Pianta piano terra - scala 1:100

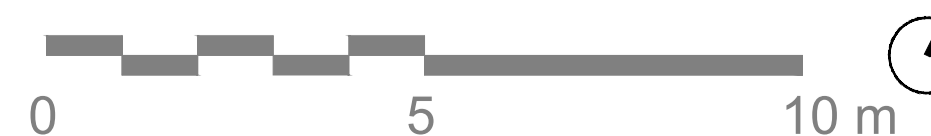

LEGENDA SIMBOLI

	Quote lineari		Lettera di identificazione della sezione
	Quote altimetriche in pianta		Etichette materiali / finiture di progetto
	Quote altimetriche in sezione / prospetto		Cono ottico
	Riferimento dettaglio in altro elaborato		Ingresso principale
	Confine lotto		Arbusti esistenti
			Arbusti di progetto

LEGENDA MATERIALI

LEGENDA SIMBOLI - DISTRIBUZIONE

- Conduito Ø 25mm, posa in massetto
- Canalina passacavi in PVC dimensioni 100x50 mm a soffitto
- Quadro elettrico
- Linea FI SALITA/DISCESA
- Corda di terra in rame posata su fondo di scavo sezione 35 mmq
- Picchetto in acciaio zincato collegato a corda nuda in rame; n° elementi = 4
- Numerazione circuito da schema unitario

Per ulteriori dettagli si rimanda agli elaborati
 "CRD.PE.ELT.R.001_01 - Relazione impianto di elettrico e speciali_Palazzetto"
 "CRD.PE.ELT.R.003_01 - Capitolato Speciale - Parte Tecnica - Progetto impianti elettrici e speciali"



PROGETTO ESECUTIVO

Appalto integrato sulla base del progetto di fattibilità tecnica ed economica "Smart City Napoli Nord - Piani Urbani Integrati - M5C2 - I.2.2"
 CIG 972663946C CUP I45I22000020006 - CUP I45I22000030006

RTI
 OPUS COSTRUZIONI S.P.A.
 Capogruppo
 P.IVA 07201350639
 Via Campana 233, Pozzuoli

ARCHIVOLTO SRL
 Mandante
 P.IVA 07162480631
 Via O. P. Caffaro n.4, Napoli

RTP
 SAG ARCHITETTURA SRLS
 P.IVA 09189081210
 Sede legale: Via Posillipo 66, Napoli

MASCOLO INGEGNERIA SRL
 P.IVA 08524811216
 Sede legale: Via Gramsci 19, Cicciانو

ELECTA SRL
 P.IVA 04082971211
 Sede legale: Via Principe di Piemonte 109, Roccarainola

RUP
 Arch. Pasquale Imbemma

PROGETTO ELETTRICO - (Cardito via Biagio Loffredo)

Planimetria impianto Forza
 Motrice_Palazzetto_Piano terra

REVISIONE	DESCRIZIONE	DATA	APPROVATO DA
01	Integrazione rapporto di validazione	Giugno 2024	
00	Prima emissione	Aprile 2024	