

Pianta piano primo - scala 1:100

PARTICOLARE PRESA
(ALTEZZA INSTALLAZIONE INDICATIVA 30cm)

SIMBOLO: **E01**



SCATOLA PORTAFRUTTI 3 MODULI INCASSATA:

- N° 1 presa BIPASSO 2P+T/10-16A
- N° 1 presa UNEL 2P+T/10-16A

SCATOLA PORTAFRUTTI 3 MODULI INCASSATA:


- N° 1 presa BIPASSO 2P+T/10-16A
- N° 1 presa UNEL 2P+T/10-16A

SCATOLA PORTAFRUTTI 3 MODULI INCASSATA:

- N° 2 prese RJ45 cat.6(Telefonia/Trasmissione Dati)

PARTICOLARE PRESA
(ALTEZZA INSTALLAZIONE INDICATIVA 110cm)


SIMBOLO: **E02**

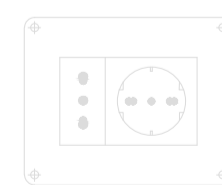

SCATOLA PORTAFRUTTI 3 MODULI INCASSATA:

- N° 1 presa BIPASSO 2P+T/10-16A
- N° 1 presa UNEL 2P+T/10-16A

KEY PLAN

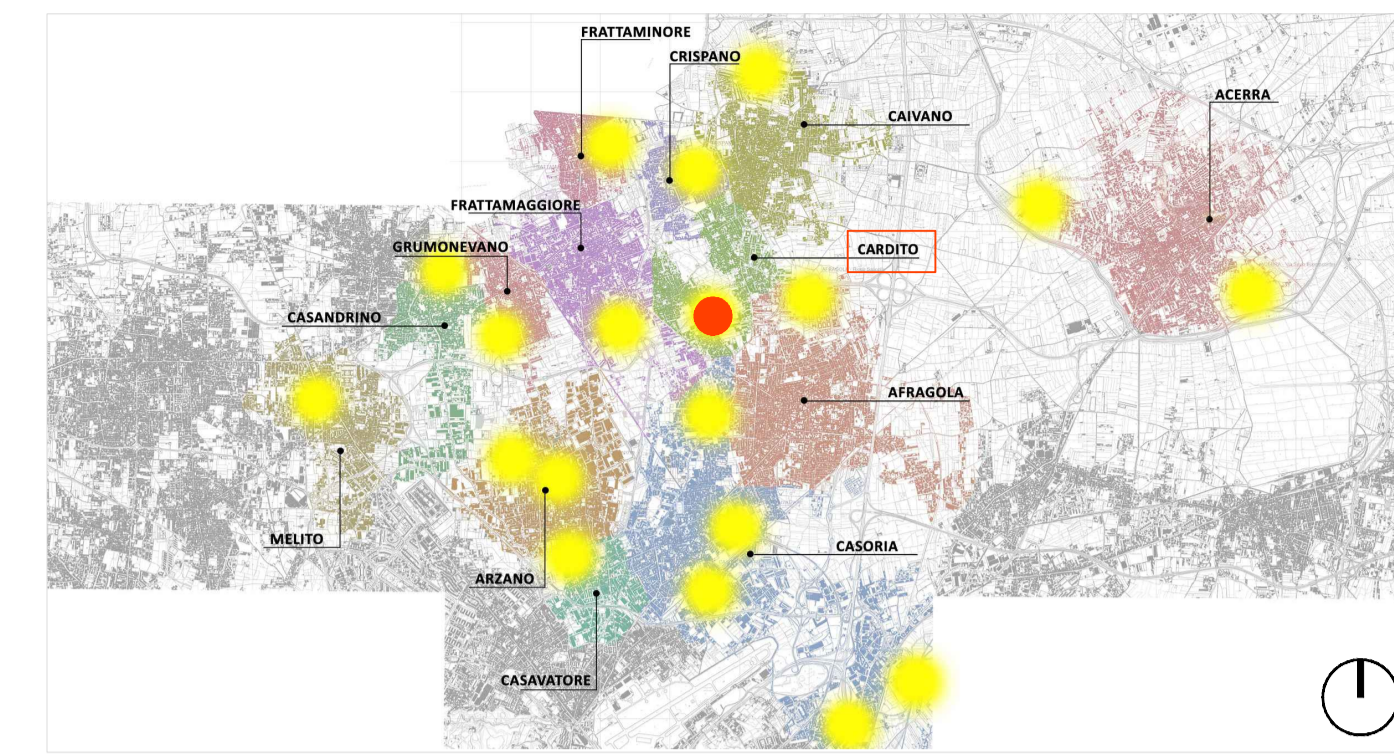

LEGENDA SIMBOLI

	Quote lineari		Lettera di identificazione della sezione
	Quote allometriche in pianta		Etichette materiali / finiture di progetto
	Quote allometriche in sezione / prospetto		Cono ottico
	Riferimento dettaglio in altro elaborato		Ingresso principale
	Confine lotto		Arbusti esistenti
			Arbusti di progetto

LEGENDA MATERIALI

LEGENDA SIMBOLI - DISTRIBUZIONE

- [Corrugato Ø 25mm, posa in massetto]
- [Canalina passacavi in PVC dimensioni 100x50 mm a soffitto]
- [Quadro elettrico]
- [Linea FM SALITA/DISCESA]
- [Numerazione circuito da schema unifilare]
- [Armadio RACK]

Per ulteriori dettagli si rimanda agli elaborati
"CRD.PE.ELT.R.001_01 - Relazione impianto di elettrico e speciali_Palazzetto"
"CRD.PE.ELT.R.003_01 - Capitolato Speciale - Parte Tecnica - Progetto impianti elettrici e speciali"



PROGETTO ESECUTIVO

Appalto integrato sulla base del progetto di fattibilità tecnica ed economica "Smart City Napoli Nord - Piani Urbani Integrati - M5C2 - I.2.2"
CIG 972663946C CUP I45I22000020006 - CUP I45I22000030006

RTI
OPUS COSTRUZIONI S.P.A.
Capogruppo
P.IVA 07201350639
Via Campana 233, Pozzuoli

ARCHIVOLTO SRL
Mandante
P.IVA 07162480631
Via O. P. Caffaro n.4, Napoli

RTP
SAG ARCHITETTURA SRLS
P.IVA 09189081210
Sede legale: Via Posillipo 66, Napoli

MASCOLO INGEGNERIA SRL
P.IVA 08524811216
Sede legale: Via Gramsci 19, Ciccianno

ELECTA SRL
P.IVA 04082971211
Sede legale: Via Principe di Piemonte 109, Roccarainola

RUP
Arch. Pasquale Imbemba

PROGETTO ELETTRICO - (Cardito via Biagio Loffredo)

Planimetria impianto Forza
Motrice_Palazzetto_Piano primo

REVISIONE	DESCRIZIONE	DATA	APPROVATO DA
01	Integrazione rapporto di validazione	Giugno 2024	
00	Prima emissione	Aprile 2024	