




SEZIONE TIPO - INDIVIDUAZIONE COMPARTIMENTI - SCALA 1:50

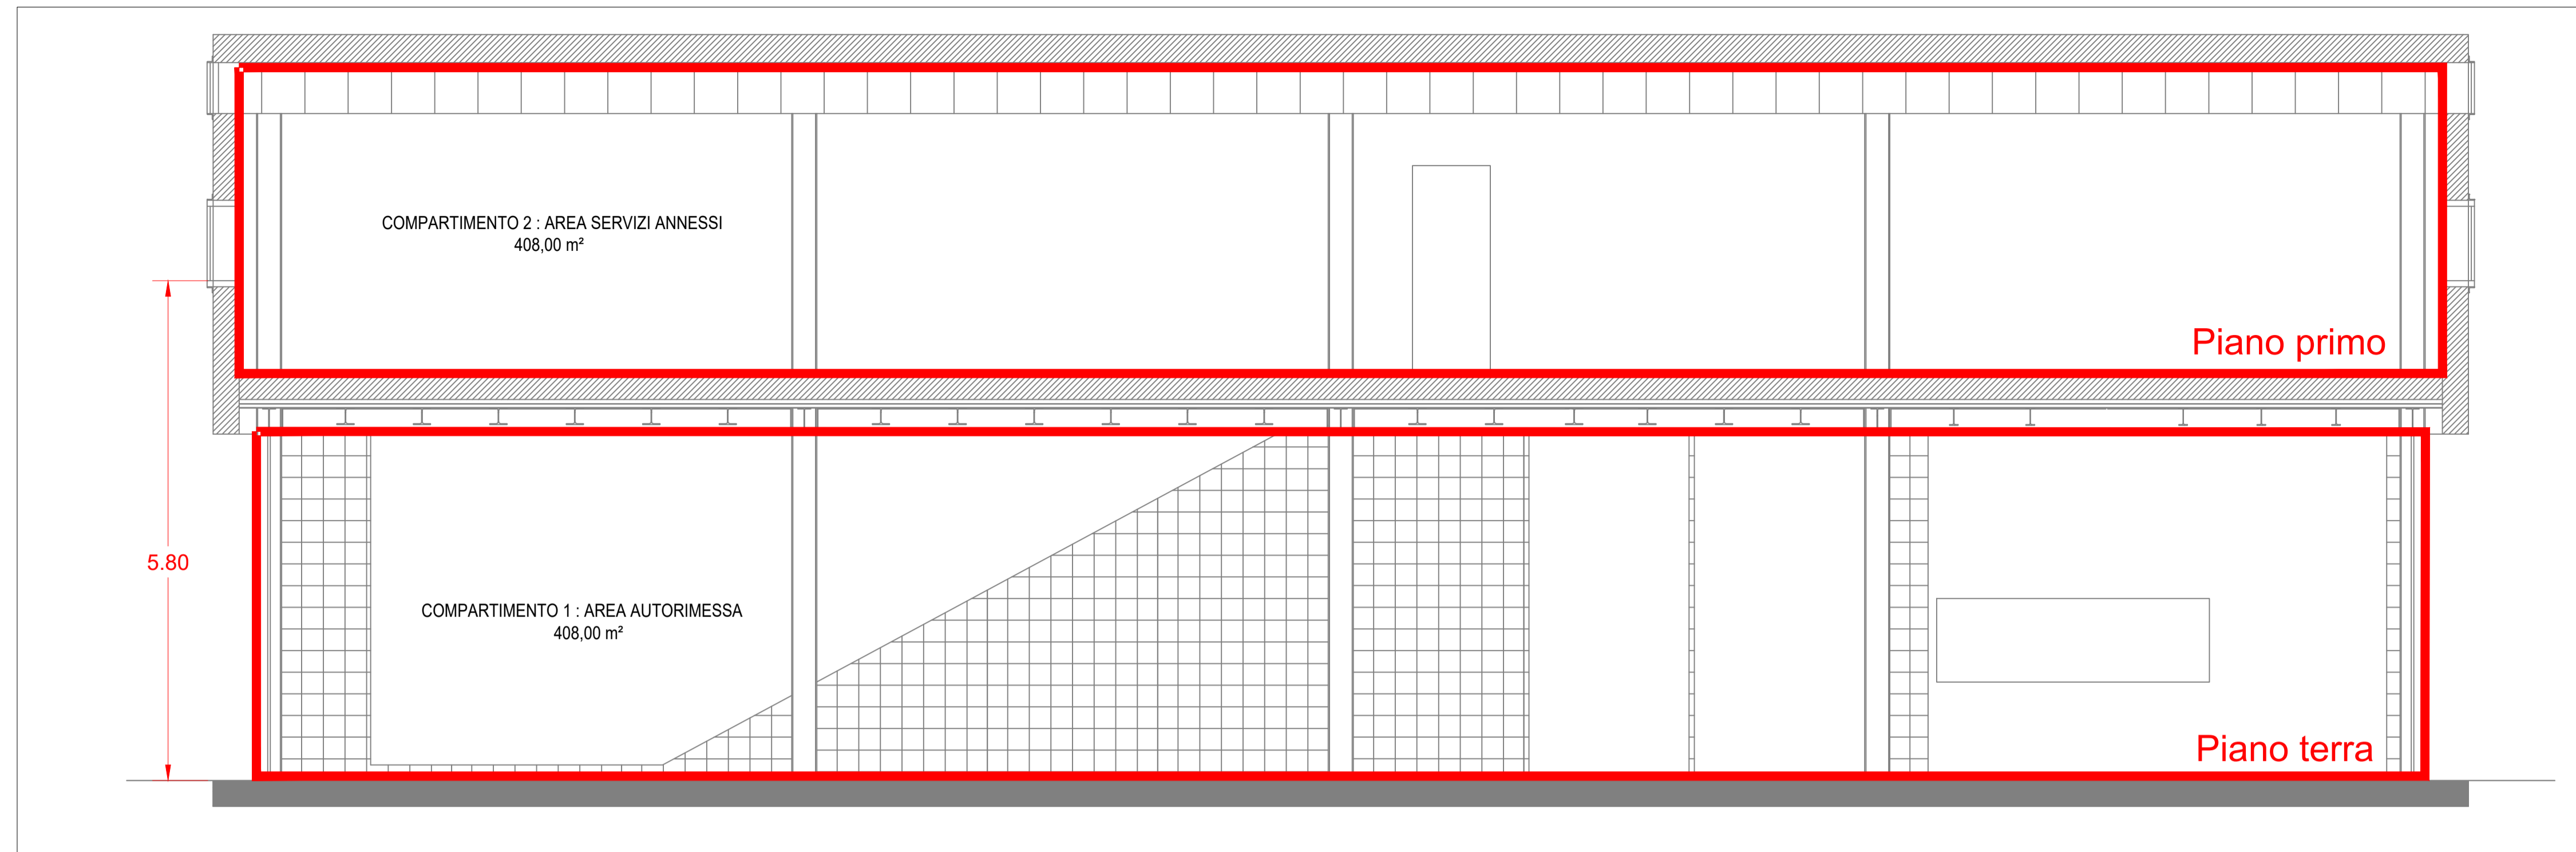

PIANTA PIANO TERRA - SCALA 1:50

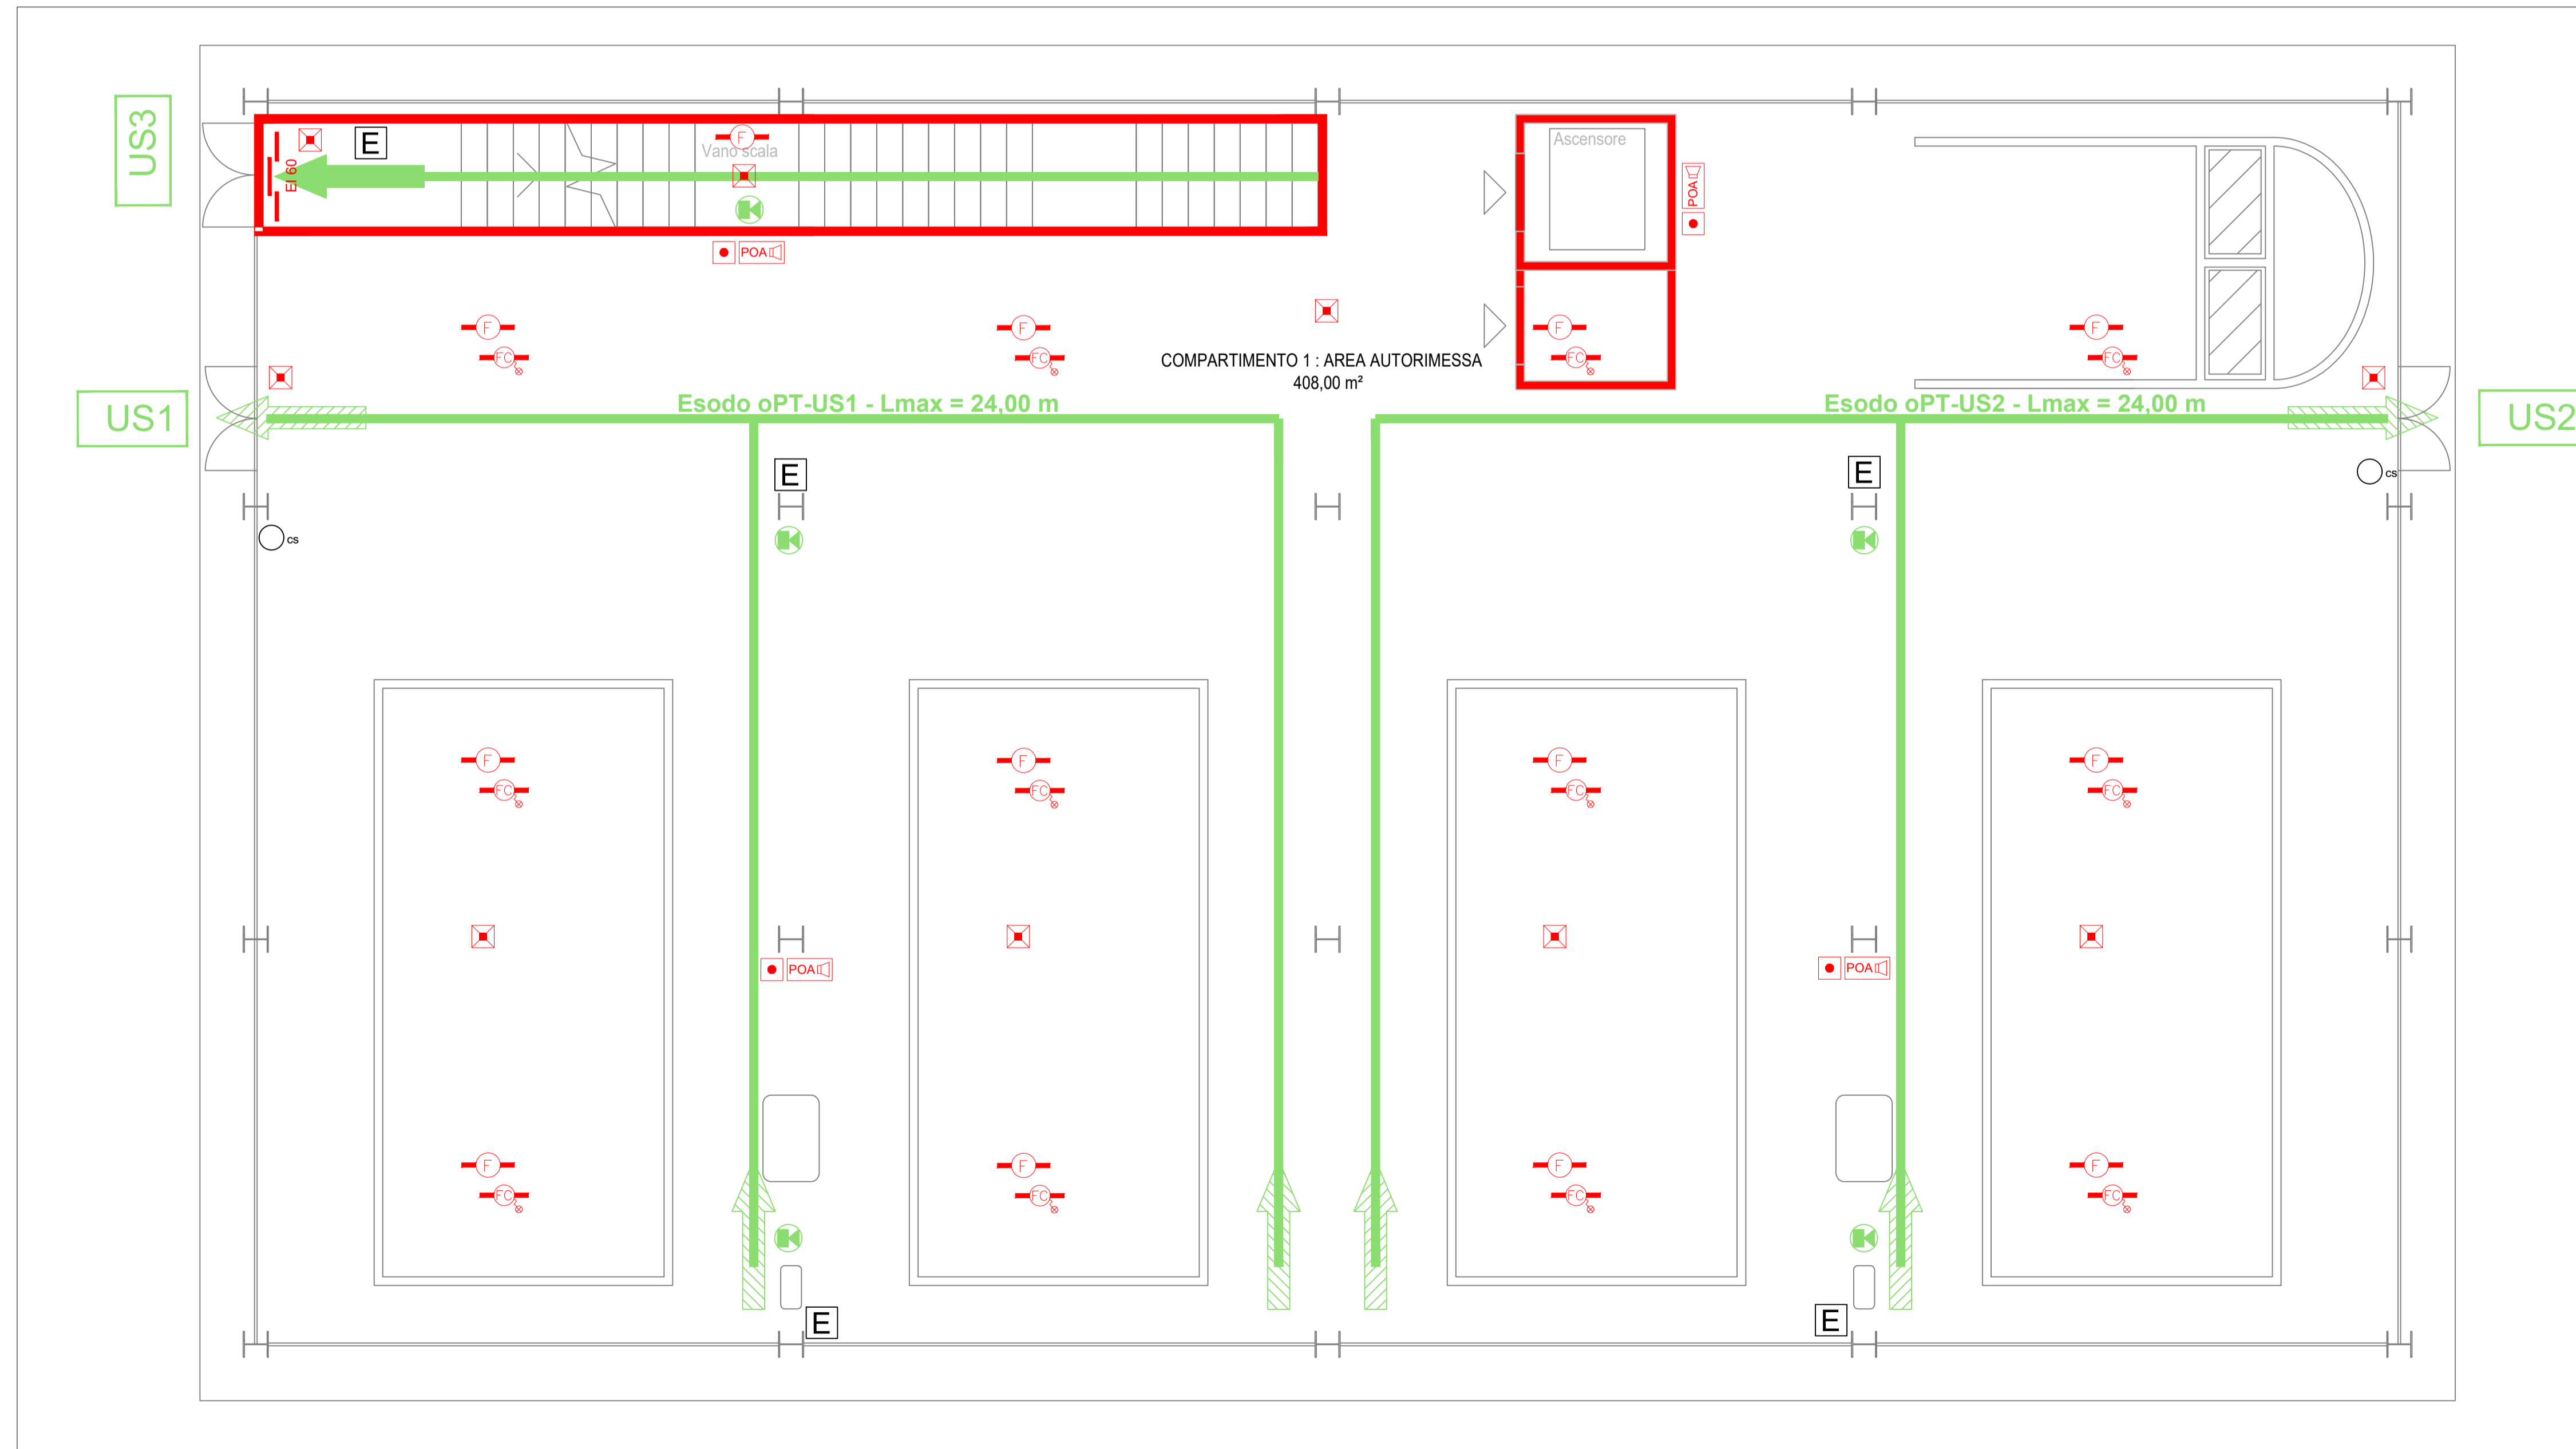

KEY PLAN

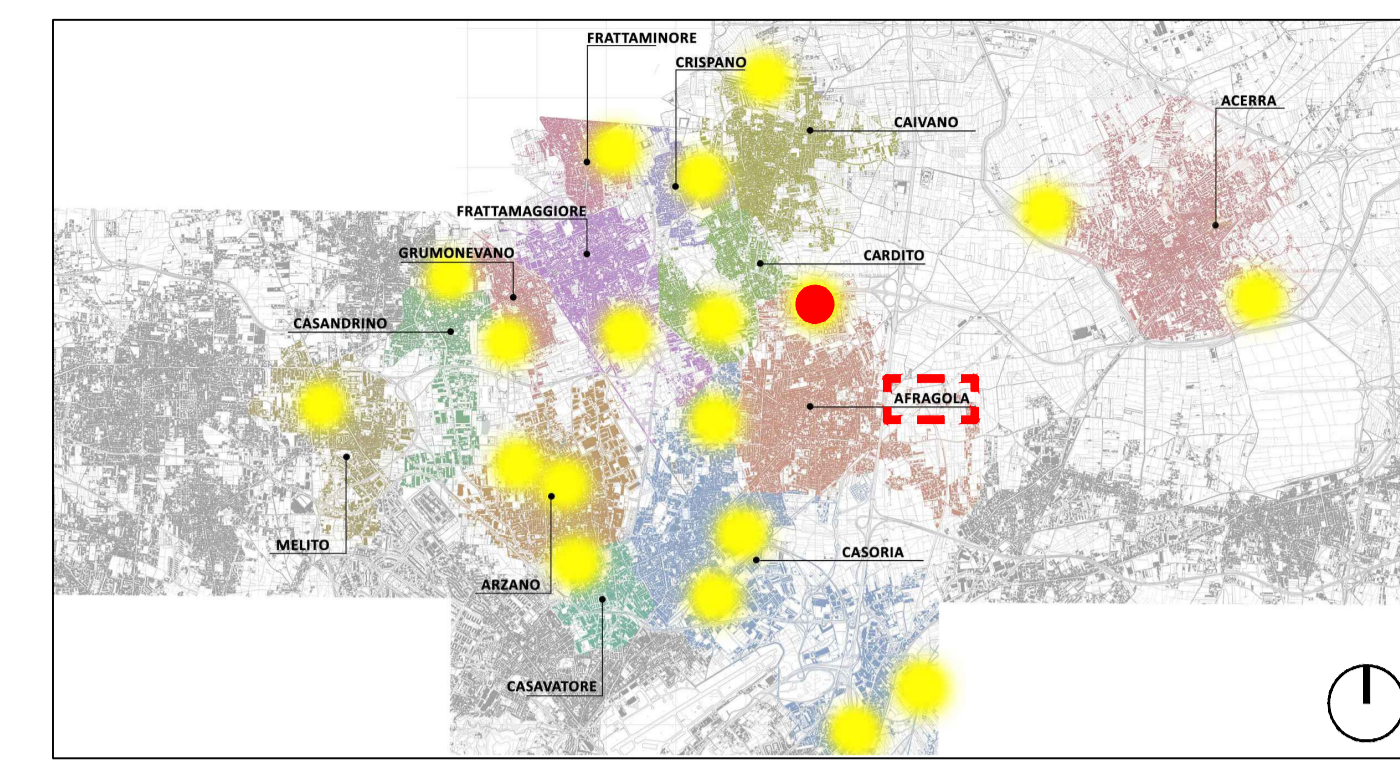

LEGENDA SIMBOLI

	Rivelatore ottico di fumo indirizzato con isolatore di linea		Porte resistenti al fuoco
	Rivelatore ottico di fumo indirizzato con isolatore installato in controsoffitto		Uscite d'emergenza
	Pulsante a rottura vetro indirizzato con isolatore		Estintore portatile a polvere
	Pannello ottico-acustico con modulo di interfaccia loop 1 uscita		Illuminazione d'emergenza
	Diffusore incasso soffitto EN54-24 6W 100V SPL 91 dB@1W/1m		Struttura resistente REI 60
	Percorso di esodo		Camino di ventilazione
	Porzione della via d'esodo orizzontale		Colonna a secco
	Porzione della via d'esodo verso il basso		

**COMUNE DI CARDITO**  
 Città Metropolitana di Napoli



PROGETTO DEFINITIVO

Appalto integrato sulla base del progetto di fattibilità tecnica ed economica "Smart City Napoli Nord - Piani Urbani Integrati - M5C2 - I.2.2"  
 CIG 972663946C CUP I45I22000020006 - CUP I45I22000030006

<b>RTP</b>  OPUS COSTRUZIONI S.P.A. Capogruppo P.IVA 07201350639 Via Campana 233, Pozzuoli	<b>RTP</b> SAG ARCHITETTURA SRLS P.IVA 09189081210 Sede legale: Via Posillipo 66, Napoli MASCOLO INGEGNERIA SRL P.IVA 08524811216 Sede legale: Via Gramsci 19, Cicchiano ELECTA SRL P.IVA 04082971211 Sede legale: Via Principe di Piemonte 109, Roccarainola
---	--

**RUP**  
 Arch. Pasquale Imbemba

**PROGETTO ANTINCENDIO** - (Afragola Rione Salicelle)  
 Planimetria impianto antincendio\_Storage\_  
 Piano terra

REVISIONE	DESCRIZIONE	DATA	APPROVATO DA
00	prima emissione	Dicembre 2023	