




SEZIONE TIPO - INDIVIDUAZIONE COMPARTIMENTI - SCALA 1:50

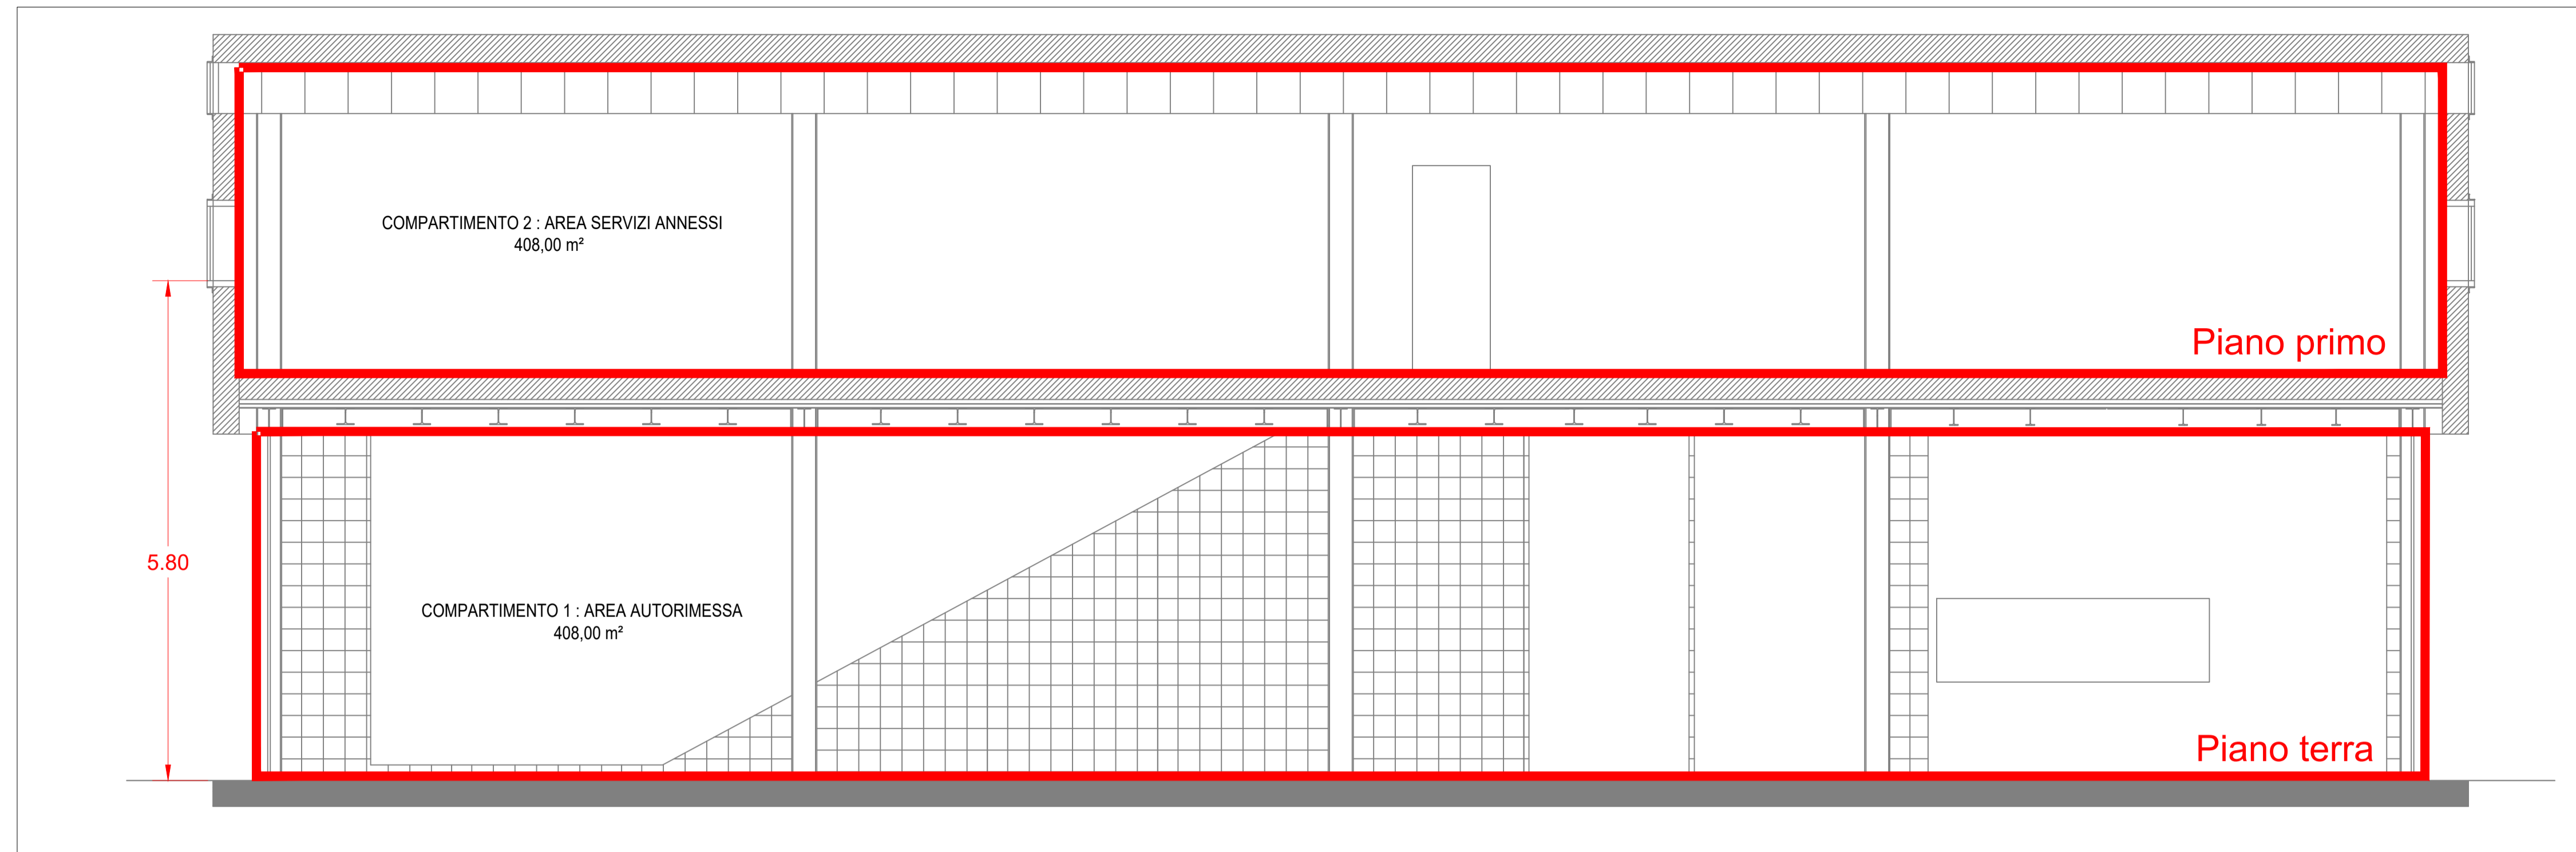

PIANTA COPERTURA - SCALA 1:50

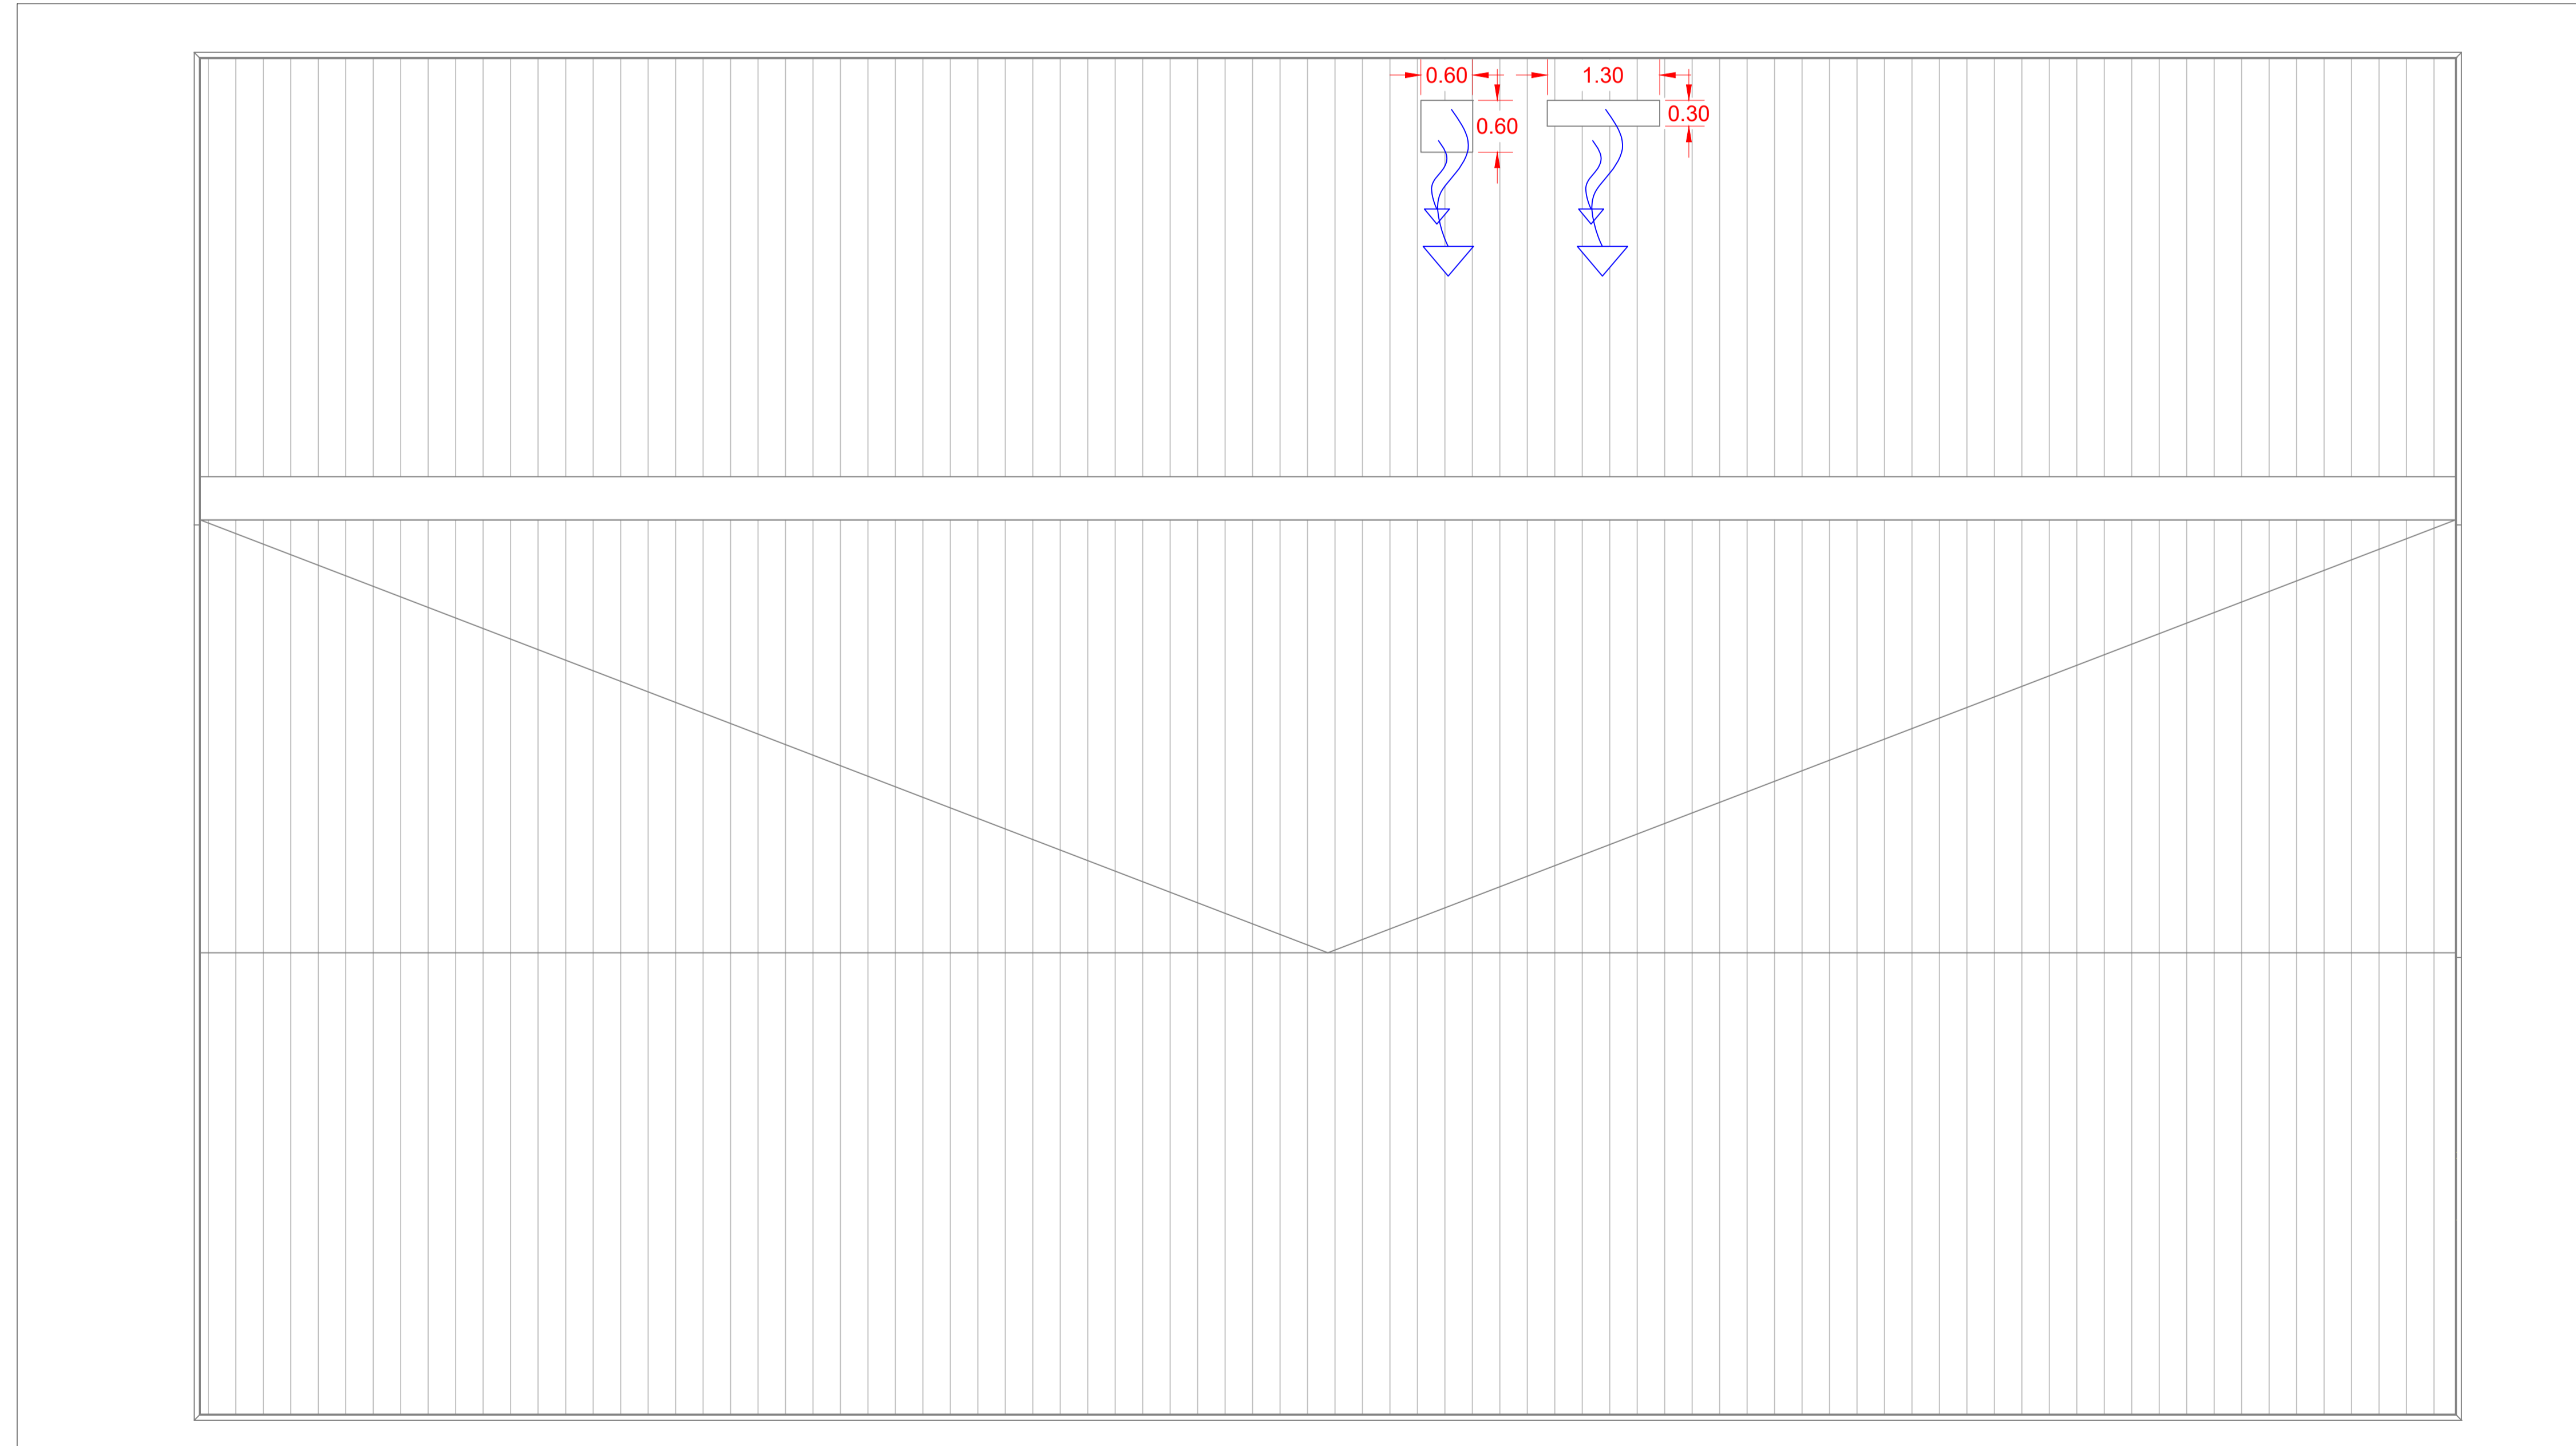

KEY PLAN

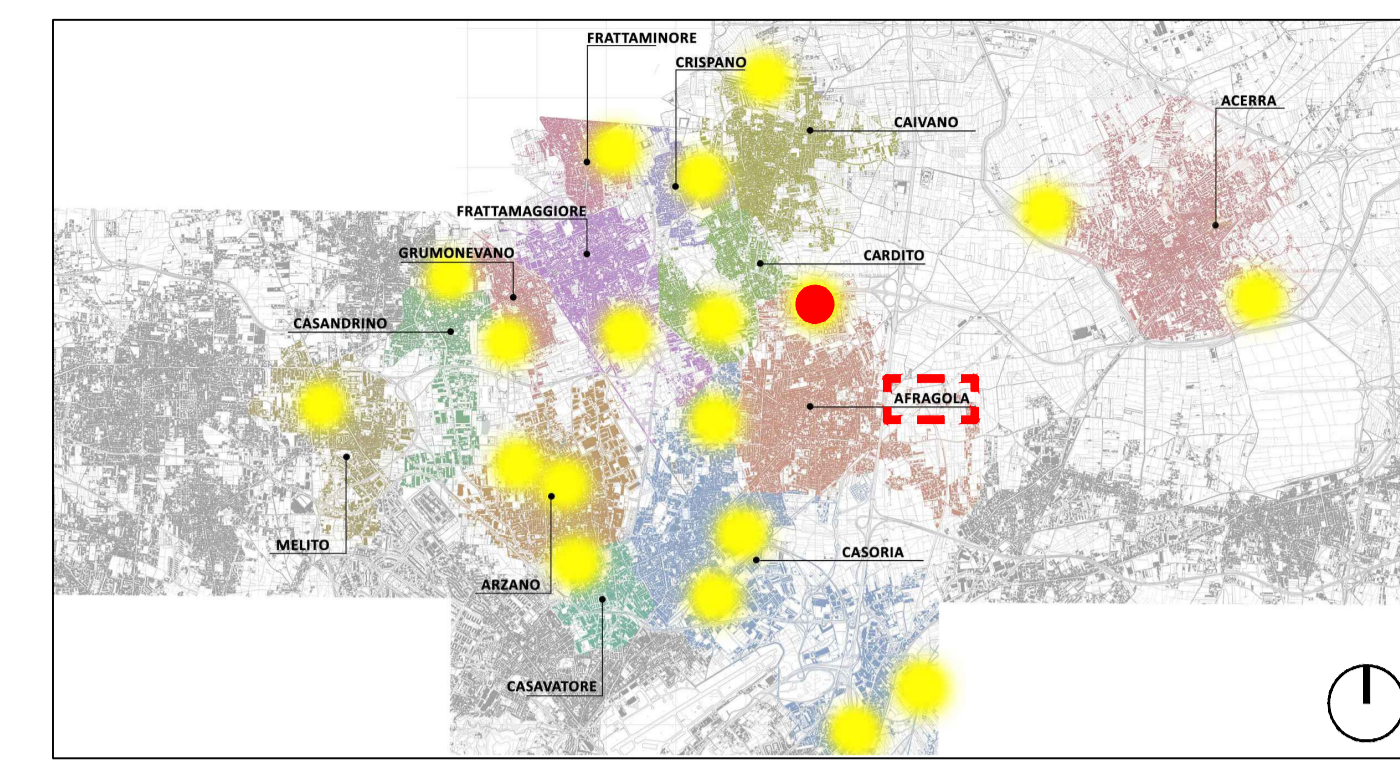

LEGENDA SIMBOLI

	Rivelatore ottico di fumo indirizzato con isolatore di linea		Porte resistenti al fuoco
	Rivelatore ottico di fumo indirizzato con isolatore installato in controsoffitto		Uscite d'emergenza
	Pulsante a rottura vetro indirizzato con isolatore		Estintore portatile a polvere
	Pannello ottico-acustico con modulo di interfaccia loop 1 uscita		Illuminazione d'emergenza
	Diffusore incasso soffitto EN54-24 6W 100V SPL 91 dB@1W/1m		Struttura resistente REI 60
	Percorso di esodo		Camino di ventilazione
	Porzione della via d'esodo orizzontale		Colonna a secco
	Porzione della via d'esodo verso il basso		



PROGETTO DEFINITIVO

Appalto integrato sulla base del progetto di fattibilità tecnica ed economica "Smart City Napoli Nord - Piani Urbani Integrati - M5C2 - I.2.2"
 CIG 972663946C CUP I45I22000020006 - CUP I45I22000030006

<p>RTI</p> <p> OPUS COSTRUZIONI S.P.A. Capogruppo P.IVA 07201350639 Via Campana 233, Pozzuoli</p> <p> ARCHIVOLTO SRL Mandante P.IVA 07162480631 Via O. P. Calfaro n.4, Napoli</p>	<p>RTP</p> <p>SAG ARCHITETTURA SRLS P.IVA 09189081210 Sede legale: Via Posillipo 66, Napoli</p> <p>MASCOLO INGEGNERIA SRL P.IVA 08524811216 Sede legale: Via Gramsci 19, Cicchiano</p> <p>ELECTA SRL P.IVA 04082971211 Sede legale: Via Principe di Piemonte 109, Roccarainola</p>
--	---

RUP
 Arch. Pasquale Imbemba

PROGETTO ANTINCENDIO - (Afragola Rione Salicelle)
 Planimetria impianto antincendio_Storage_
 Piano terra

REVISIONE	DESCRIZIONE	DATA	APPROVATO DA
00	prima emissione	Dicembre 2023	