

**LEGENDA SIMBOLI**

	Quote lineari		Riferimento dettaglio in altro elaborato
	Cassetta a 4 vie a vista		Griglia di ripresa
	Diffusore a vista		Bocchetta di ripresa
	Estrattore assiale		Condotta di ripresa
	Circuito Secondario vrf liquido/gas		Condotta di mandata
	Circuito Primario vrf liquido/gas		Tubo scarico condensa
	Griglia di transito		

Rilievo piano altimetrico - stato di progetto - scala 1:100



SCHEDA TECNICA CLIMATIZZAZIONE E VMC

### CLIMA

	AMBIENTE	SUPERFICIE (mq)	ALTEZZA (m)	VOLUME (mc)	Numero persone	Carico da persone (W)	Carico apparecchi (W)	QP solo edif	QP estivo
1	Spogliatoio 1 e wc	15,40	3	46,20	24,64	1724,8		480	2204,8
2	Spogliatoio 2 e wc	15,40	3	46,20	24,64	1724,8		480	2204,8
3	Open	260,00	4,5	1170,00	31,2	2184	4680	10393	17257
4	Break	30,00	3	90,00	16	1120	2400	7667	11187
5	A. Transito	47,00	3	141,00	-	-	-		
TOT		367,80		TOTALE	96,48	6753,6	7080	19020	32853,6

### VMC

		CALCOLO PORTATE					UNI 10339			
	AMBIENTE	SUPERFICIE (mq)	ALTEZZA (m)	VOLUME (mc)	RICAMBIO MIN Vol/h	PORTATA MINIMA	Persone	RINNOVO ARIA (mc/h persona)	PORTATA RINNOVO PER PERSONE	VALORE MAX PORTATA (mc/h)
P1	Spogliatoio 1 e wc	15,40	3	46,20	8	369,60	24,64		0,00	169,60
P1	Spogliatoio 2 e wc	15,40	3	46,20	8	369,60	24,64		0,00	169,60
P1	Open	260,00	4,75	1235,00	0,5	617,50	31,2	39,6	1235,52	1235,52
P1	Break	30,00	3	90,00	0,5	45,00	16	39,6	633,60	633,60
P1	A. Transito	47,00	3	141,00	0,5	70,50			0,00	70,50
				RIPRESA E IMMISSIONE				SOLO RIPRESA		

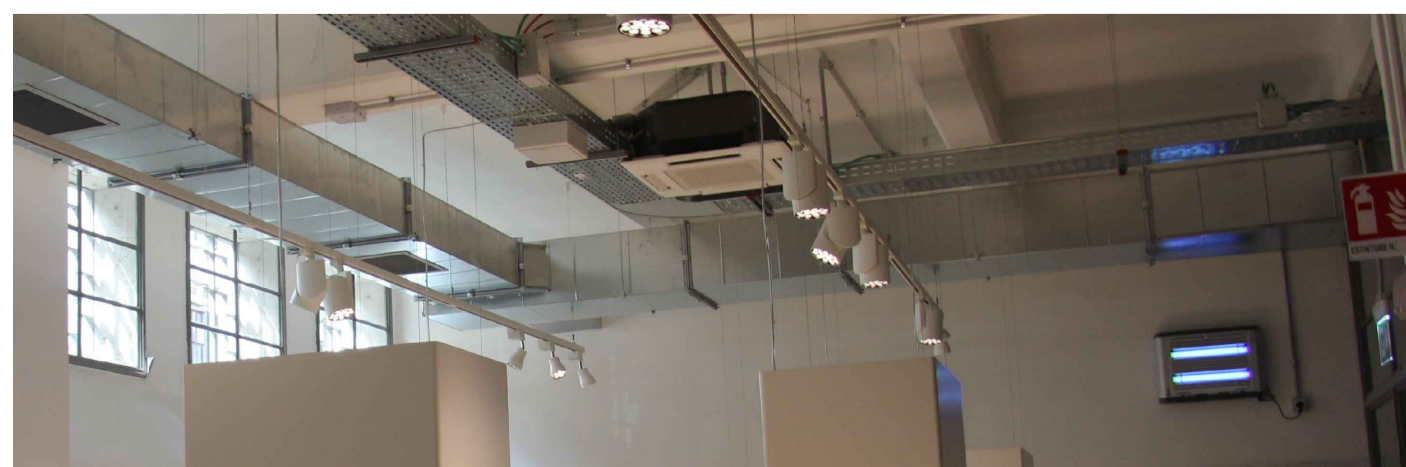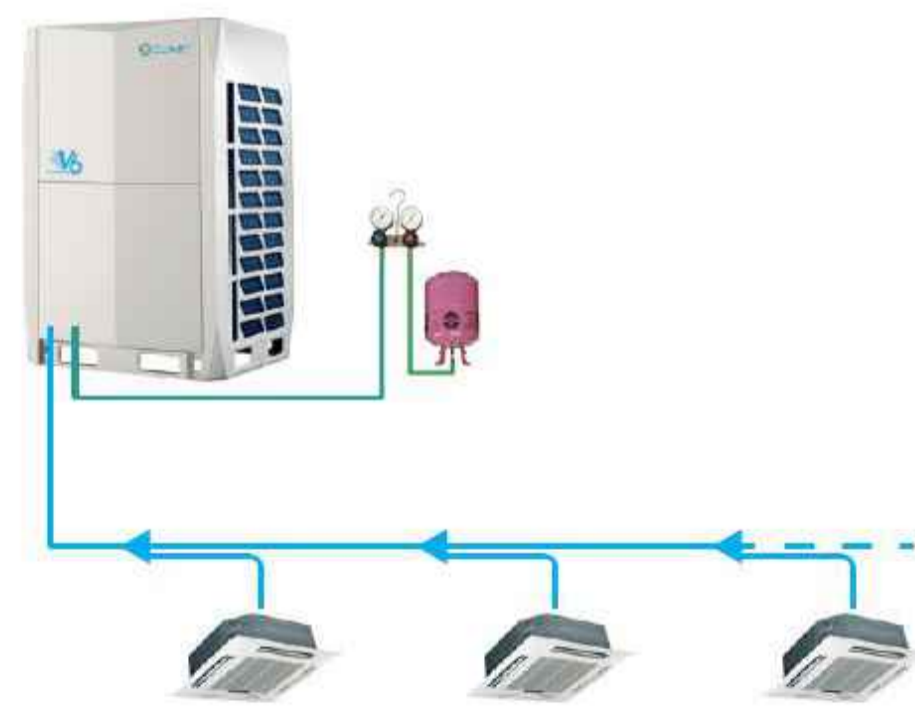

COMUNE DI CARDITO  
Città Metropolitana di Napoli



### PROGETTO DEFINITIVO

Appalto integrato sulla base del progetto di fattibilità tecnica ed economica "Smart City Napoli Nord - Piani Urbani Integrati - M5C2 - I.2.2"  
CIG 972663946C CUP I45I22000020006 - CUP I45I22000030006

RTI

OPUS COSTRUZIONI S.P.A.  
Capogruppo  
P.IVA 07201350639  
Via Campana 233, Pozzuoli

ARCHIVOLTO SRL  
Mandante  
P.IVA 07162480631  
Via O. P. Callaro n.4, Napoli

RTP

SAG ARCHITETTURA SRLS  
P.IVA 09189081210  
Sede legale: Via Posillipo 66, Napoli

MASCOLO INGEGNERIA SRL  
P.IVA 08524811216  
Sede legale: Via Gramsci 19, Ciciliano

ELECTA SRL  
P.IVA 04082971211  
Sede legale: Via Principe di Piemonte 109, Roccarainola

RUP

Arch. Pasquale Imbemba

PROGETTO MECCANICO - (Afragola Rione Salicelle)  
Planimetria impianto climatizzazione e ventilazione meccanica controllata\_Storage

REVISIONE	DESCRIZIONE	DATA	APPROVATO DA
00	prima emissione	Dicembre2023	AFG.PD.MEC.G.001