


Pianta piano primo - scala 1:100

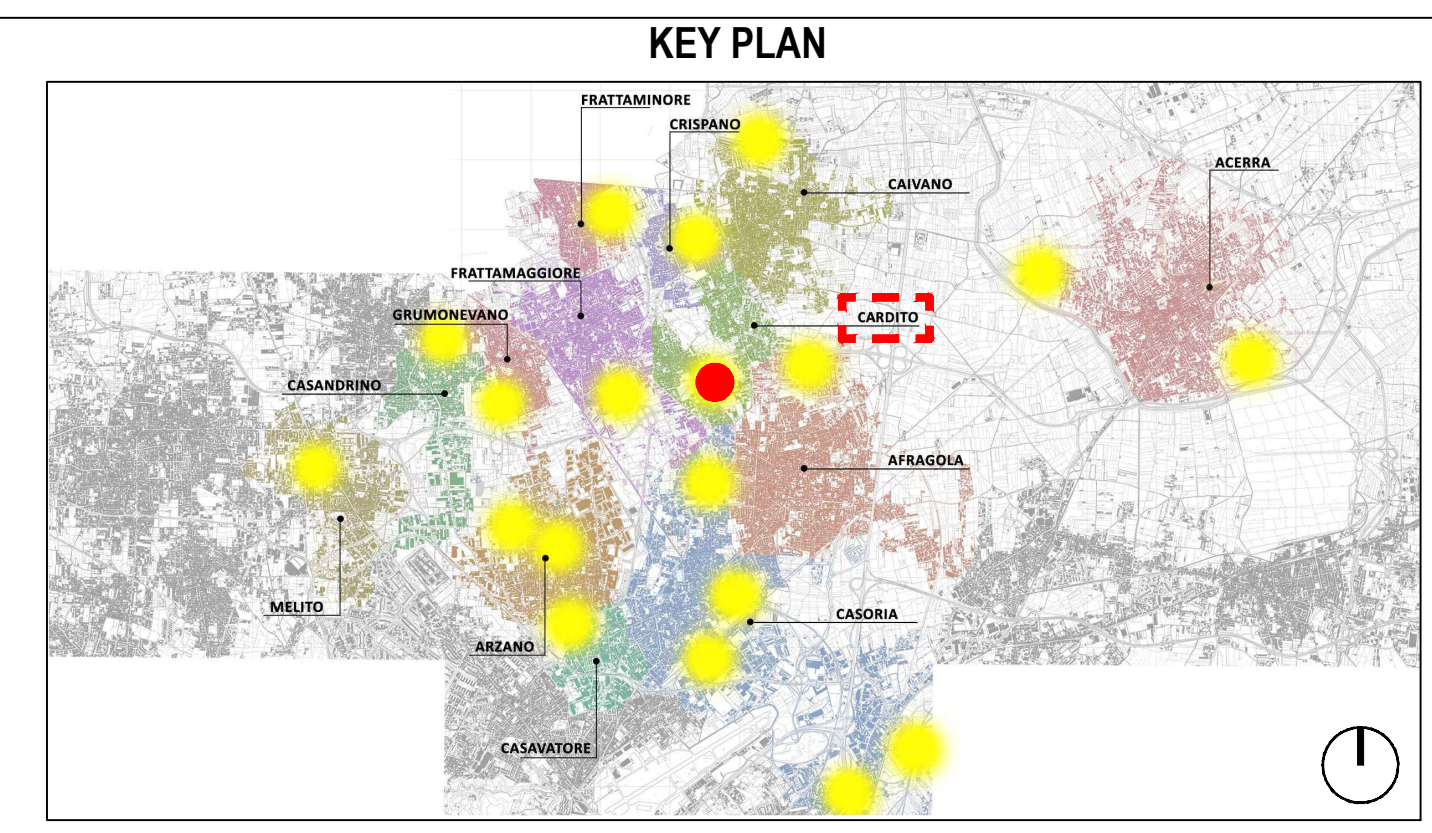

LEGENDA SIMBOLI

Rivelatore ottico di fumo indirizzato con isolatore di linea	Porte resistenti al fuoco
Rivelatore ottico di fumo indirizzato con isolatore installato in controsoffitto	Uscite d'emergenza
Pulsante a rottura vetro indirizzato con isolatore	Estintore portatile di classe A
Pannello ottico-acustico con modulo di interfaccia loop 1 uscita	Illuminazione d'emergenza
Diffusore incasso soffitto EN54-24 SW 100V SPL 91 dB@1W/1m	Struttura resistente REI 45
Percorso di esodo	Camino di ventilazione
Porzione della via d'esodo orizzontale	Colonna a secco
Porzione della via d'esodo verso il basso	

COMUNE DI CARDITO
 Città Metropolitana di Napoli



PROGETTO DEFINITIVO

Appalto integrato sulla base del progetto di fattibilità tecnica ed economica "Smart City Napoli Nord - Piani Urbani Integrati - M5C2 - I.2.2"
 CIG 972663946C CUP I45I22000020006 - CUP I45I22000030006

<p>RTI</p> <p> OPUS COSTRUZIONI S.P.A. Capogruppo P.IVA 07201350639 Via Campana 233, Pozzuoli</p> <p> ARCHIVOLTO SRL Mandante P.IVA 07162480631 Via O. P. Caffaro n.4, Napoli</p>	<p>RTP</p> <p>SAG ARCHITETTURA SRLS P.IVA 09189081210 Sede legale: Via Posillipo 66, Napoli</p> <p>MASCOLO INGEGNERIA SRL P.IVA 08524811216 Sede legale: Via Gramsci 19, Cicchiano</p> <p>ELECTA SRL P.IVA 04082971211 Sede legale: Via Principe di Piemonte 109, Roccarainola</p>
--	--

RUP
 Arch. Pasquale Imbemba

PROGETTO ANTINCENDIO - (Cardito Via Biagio Loffredo)
 Planimetria Impianto antincendio_
 Palazzetto_Piano Primo

REVISIONE	DESCRIZIONE	DATA	APPROVATO DA
00	prima emissione	Dicembre 2023	

Scale: 1:50
 Foglio: A1
 Data: Dicembre 2023
 CRD.PD.AI.G.002