

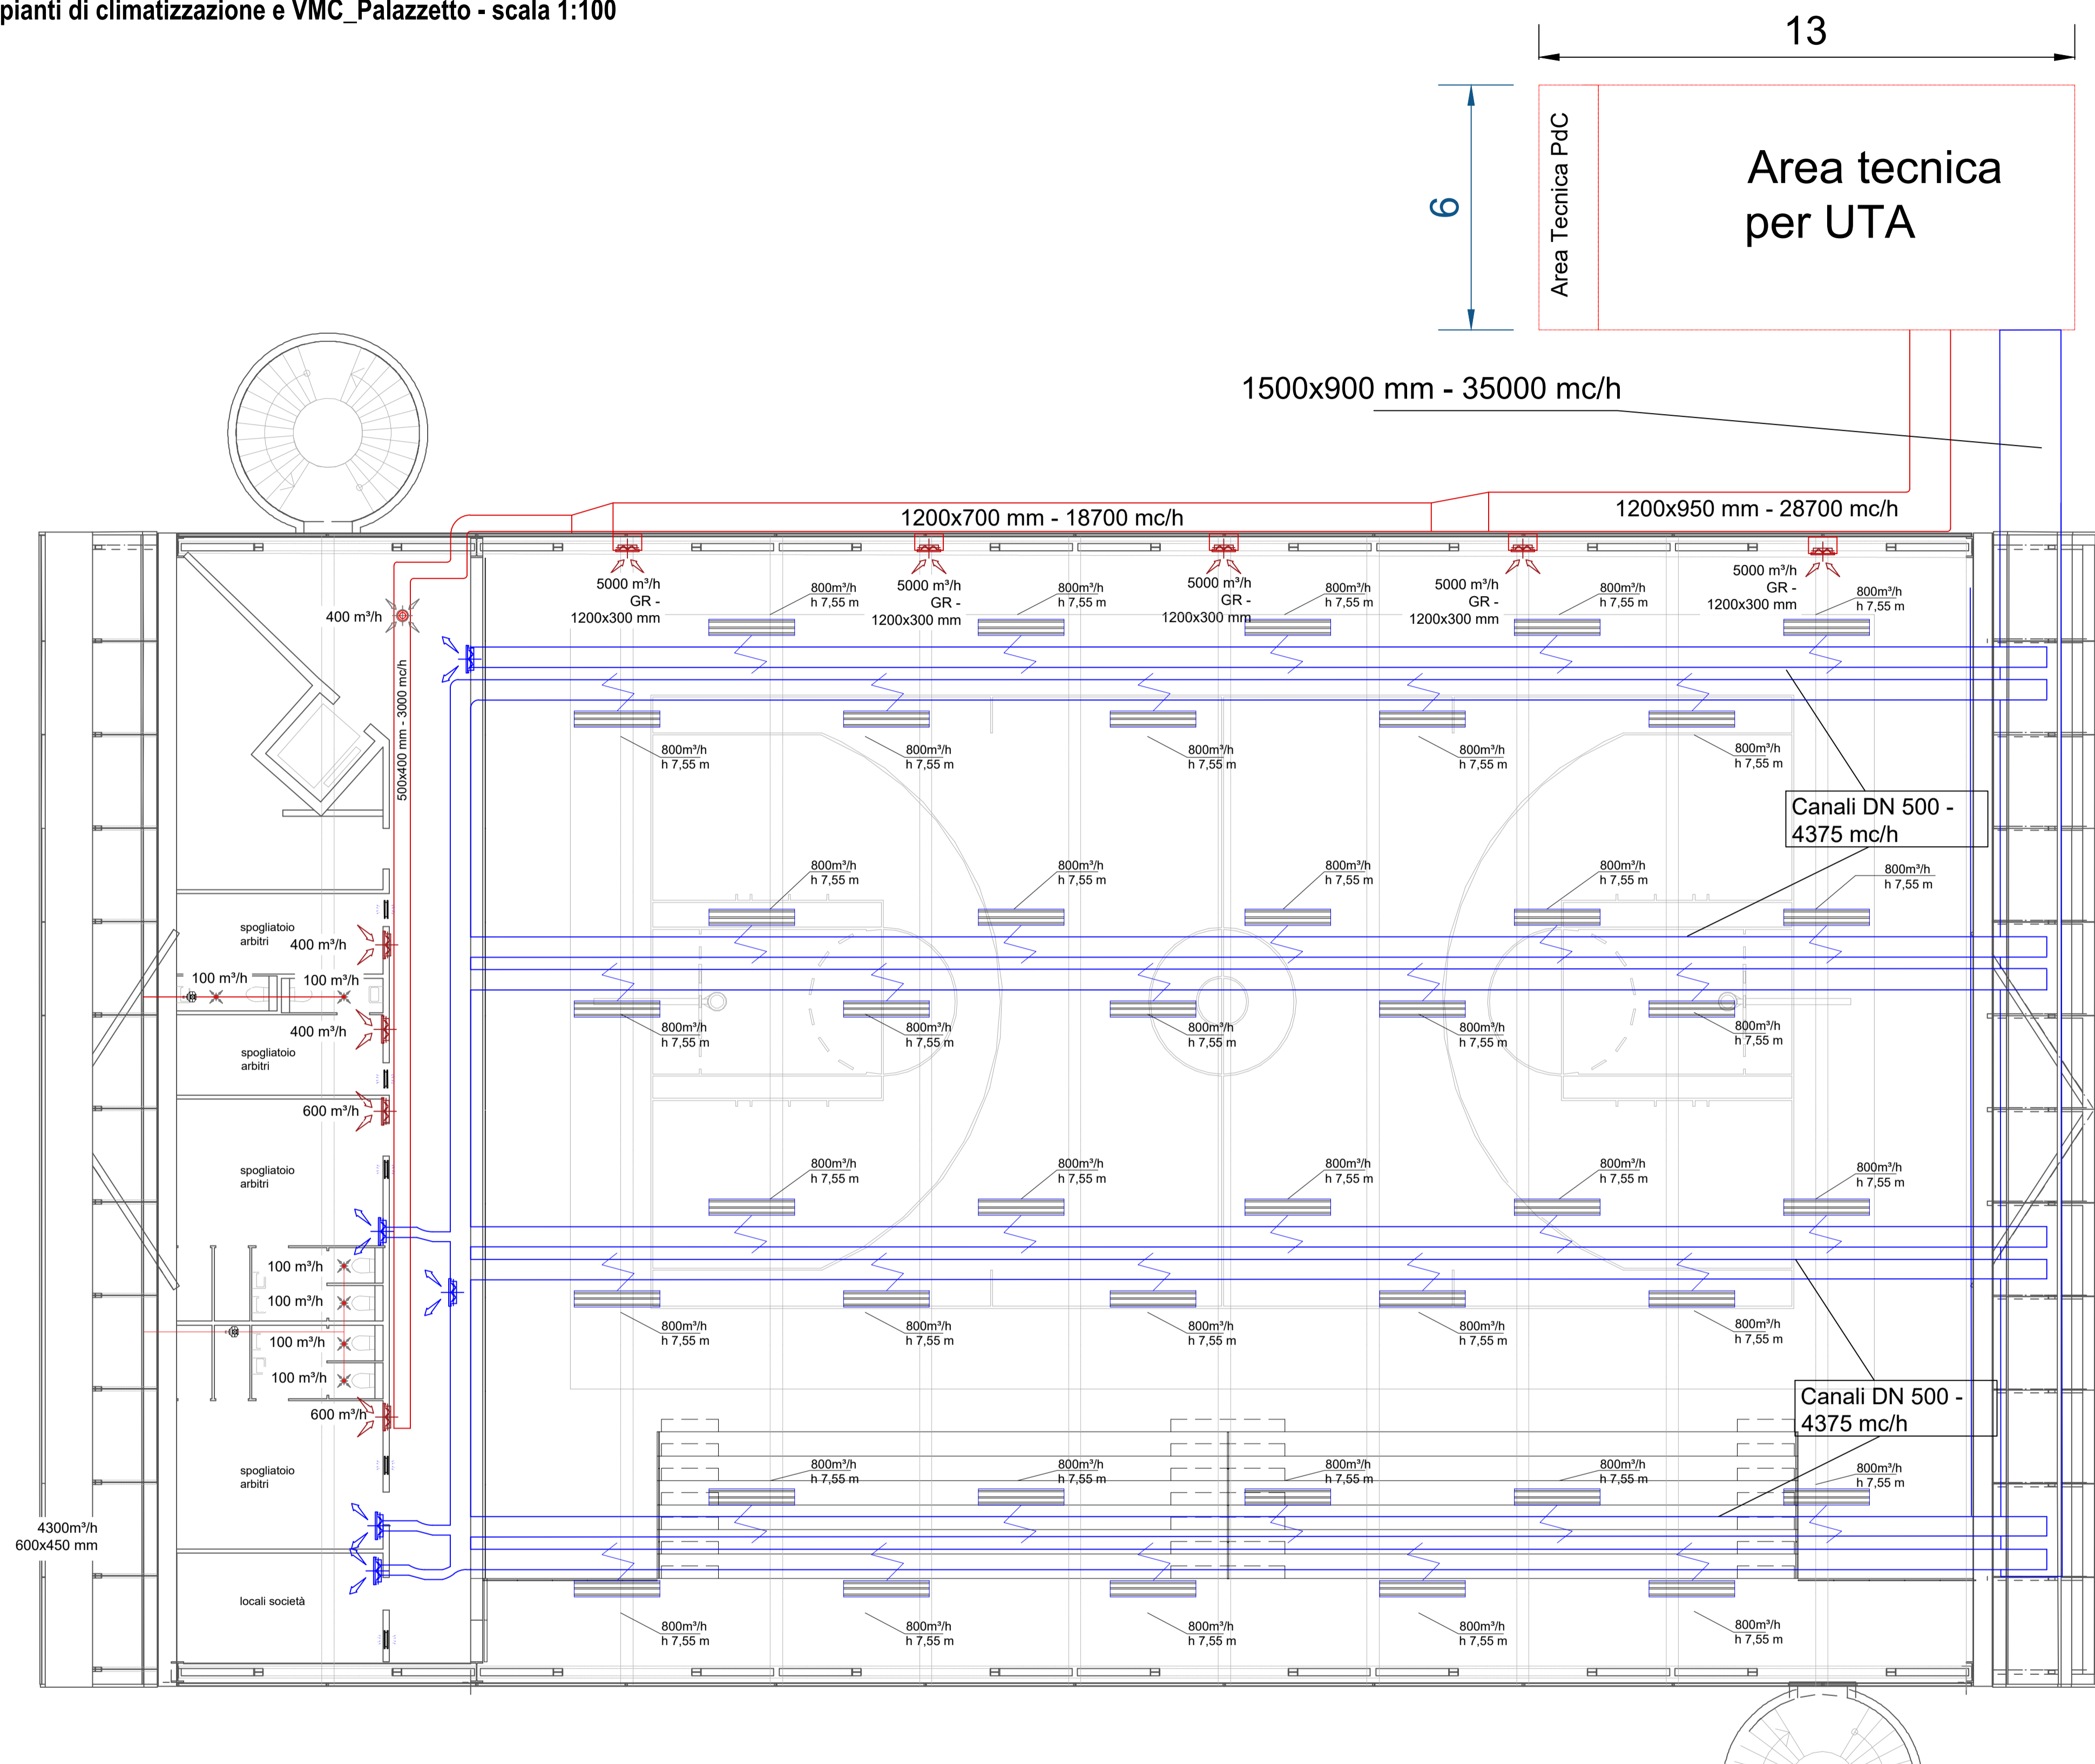


Planimetria impianti di climatizzazione e VMC_Palazzetto - scala 1:100

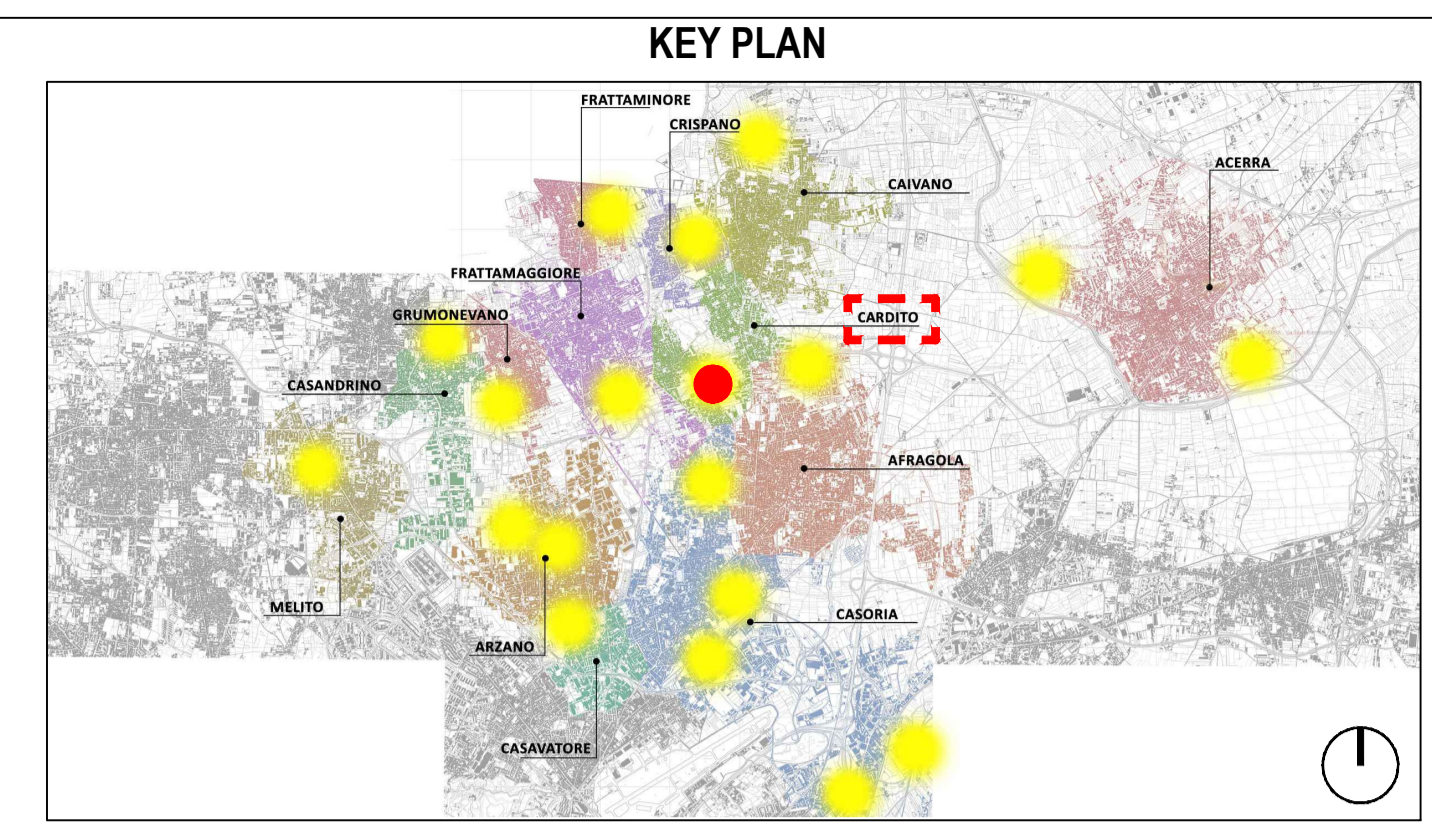

Sezione Palazzetto - scala 1:100

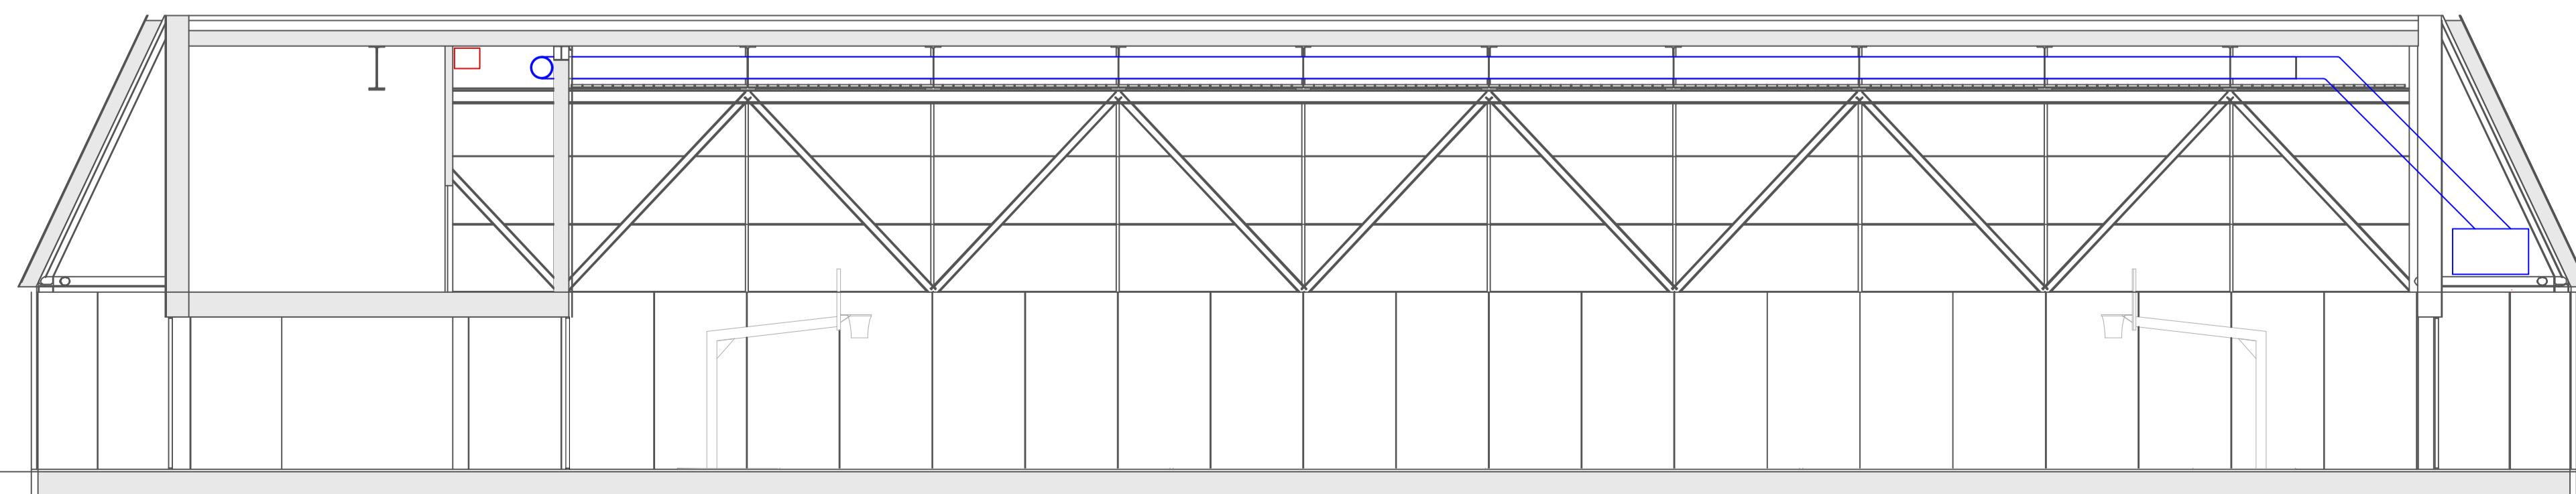

LEGENDA SIMBOLI

	Canalizzazione di Mandata		Bocchetta di mandata a parete
	Canalizzazione di Ripresa		Griglia di ripresa
	Diffusori LINEARI ad alta induzione		Griglia di transito a porta o parete
	Ingombro PdC e UTA		Estrattore da canale

COMUNE DI CARDITO
 Città Metropolitana di Napoli

Finanziato dall'Unione europea
 NextGenerationEU

Italia Domani
 PRIMO NAZIONALE DI RIPRESA E RESILIENZA

MINISTERO DELL'INTERNO



PROGETTO DEFINITIVO

Appalto integrato sulla base del progetto di fattibilità tecnica ed economica "Smart City Napoli Nord - Piani Urbani Integrati - M5C2 - I.2.2"
 CIG 972663946C CUP I45I22000020006 - CUP I45I22000030006

<p>RTI</p> <p> OPUS COSTRUZIONI S.P.A. Capogruppo P.IVA 07201350639 Via Campana 233, Pozzuoli</p> <p> ARCHIVOLTO SRL Mandante P.IVA 07162480631 Via O. P. Caffaro n.4, Napoli</p> <p>RUP Arch. Pasquale Imbemba</p>	<p>RTP</p> <p>SAG ARCHITETTURA SRLS P.IVA 09189081210 Sede legale: Via Posillipo 66, Napoli</p> <p>MASCOLO INGEGNERIA SRL P.IVA 08524811216 Sede legale: Via Gramsci 19, Cicchiano</p> <p>ELECTA SRL P.IVA 04082971211 Sede legale: Via Principe di Piemonte 109, Roccarainola</p>
--	--

PROGETTO MECCANICO - (Cardito via Biagio Loffredo)

Planimetria impianto climatizzazione e ventilazione meccanica controllata_Palazzetto

REVISIONE	DESCRIZIONE	DATA	APPROVATO DA
00	Prima emissione	Dicembre 2023	

Scale: 1:100, A1, CRD.PD.MEC.G.001
 Data: Dicembre 2023