
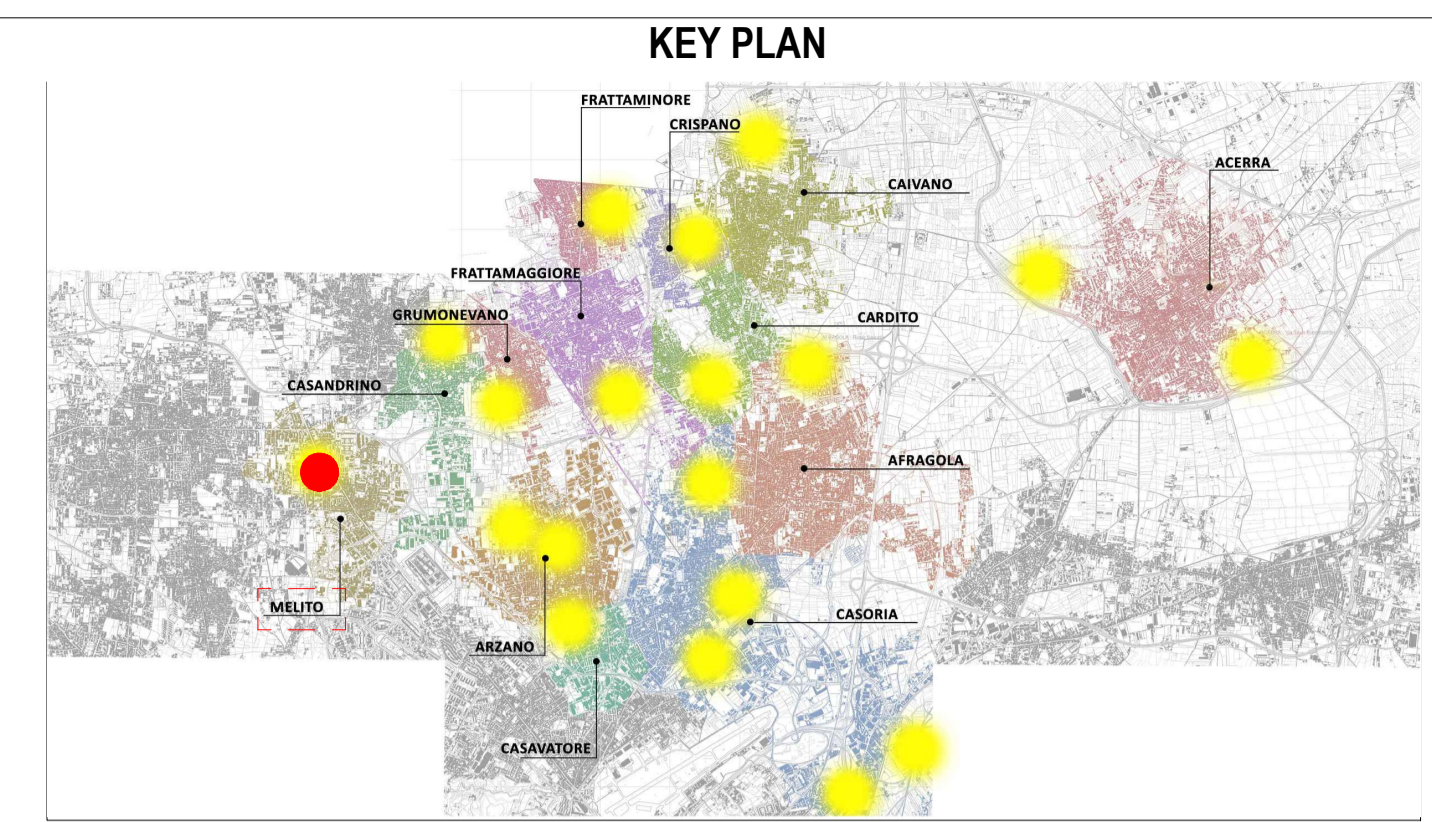


Planimetria impianto antincendio - scala 1:200

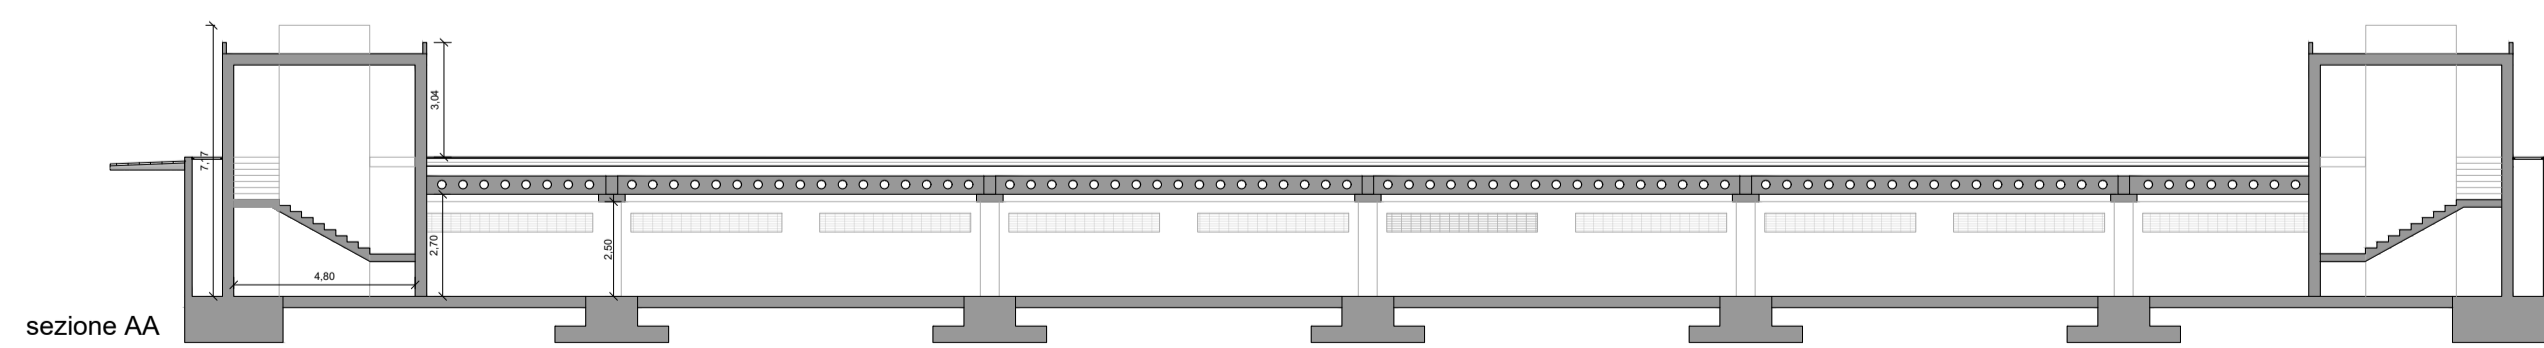

LEGENDA SIMBOLI

	Pulsante di sgancio dell'alimentazione elettrica		Maniglione antipanico
	Pulsante manuale di allarme		Compartmentazione REI
	Rilevatore di fumo		Percorso di uscita verso l'alto
	Idrante a muro DN 45		Percorso di uscita orizzontale
	Idrante UNI 70		Percorso di uscita verso il basso
	Attacco motopompa vvf		

COMUNE DI CARDITO
Città Metropolitana di Napoli

Finanziato dall'Unione europea NextGenerationEU | **ItaliaDomani** PRIMO NAZIONALE DI IMPRESA E RESILIENZA | **MINISTERO DELL'INTERNO**

PROGETTO DEFINITIVO

Appalto integrato sulla base del progetto di fattibilità tecnica ed economica "Smart City Napoli Nord - Piani Urbani Integrati - M5C2 - I.2.2"
CIG 972663946C CUP I45I22000020006 - CUP I45I22000030006

<p>RTI</p> <p> OPUS COSTRUZIONI S.P.A. Capogruppo P.IVA 07201350639 Via Campana 233, Pozzuoli</p> <p> ARCHIVOLTO SRL Mandante P.IVA 07162480631 Via O. P. Caffaro n.4, Napoli</p>	<p>RTP</p> <p>SAG ARCHITETTURA SRLS P.IVA 09189081210 Sede legale: Via Posillipo 66, Napoli</p> <p>MASCOLO INGEGNERIA SRL P.IVA 08524811216 Sede legale: Via Gramsci 19, Ciciliano</p> <p>ELECTA SRL P.IVA 04082971211 Sede legale: Via Principe di Piemonte 109, Roccarainola</p>
--	--

RUP
Arch. Pasquale Imbemba

PROGETTO ANTINCENDIO - (Melito Via Casa Martino)
Planimetria impianto antincendio_Parcheggio interrato

REVISIONE	DESCRIZIONE	DATA	APPROVATO DA
00	Prima emissione	Dicembre 2023	

DATA: Dicembre 2023
 Scala: 1:200
 Foglio: A1
 MLT.PD.AI.G.001

